


BUDYNEK D

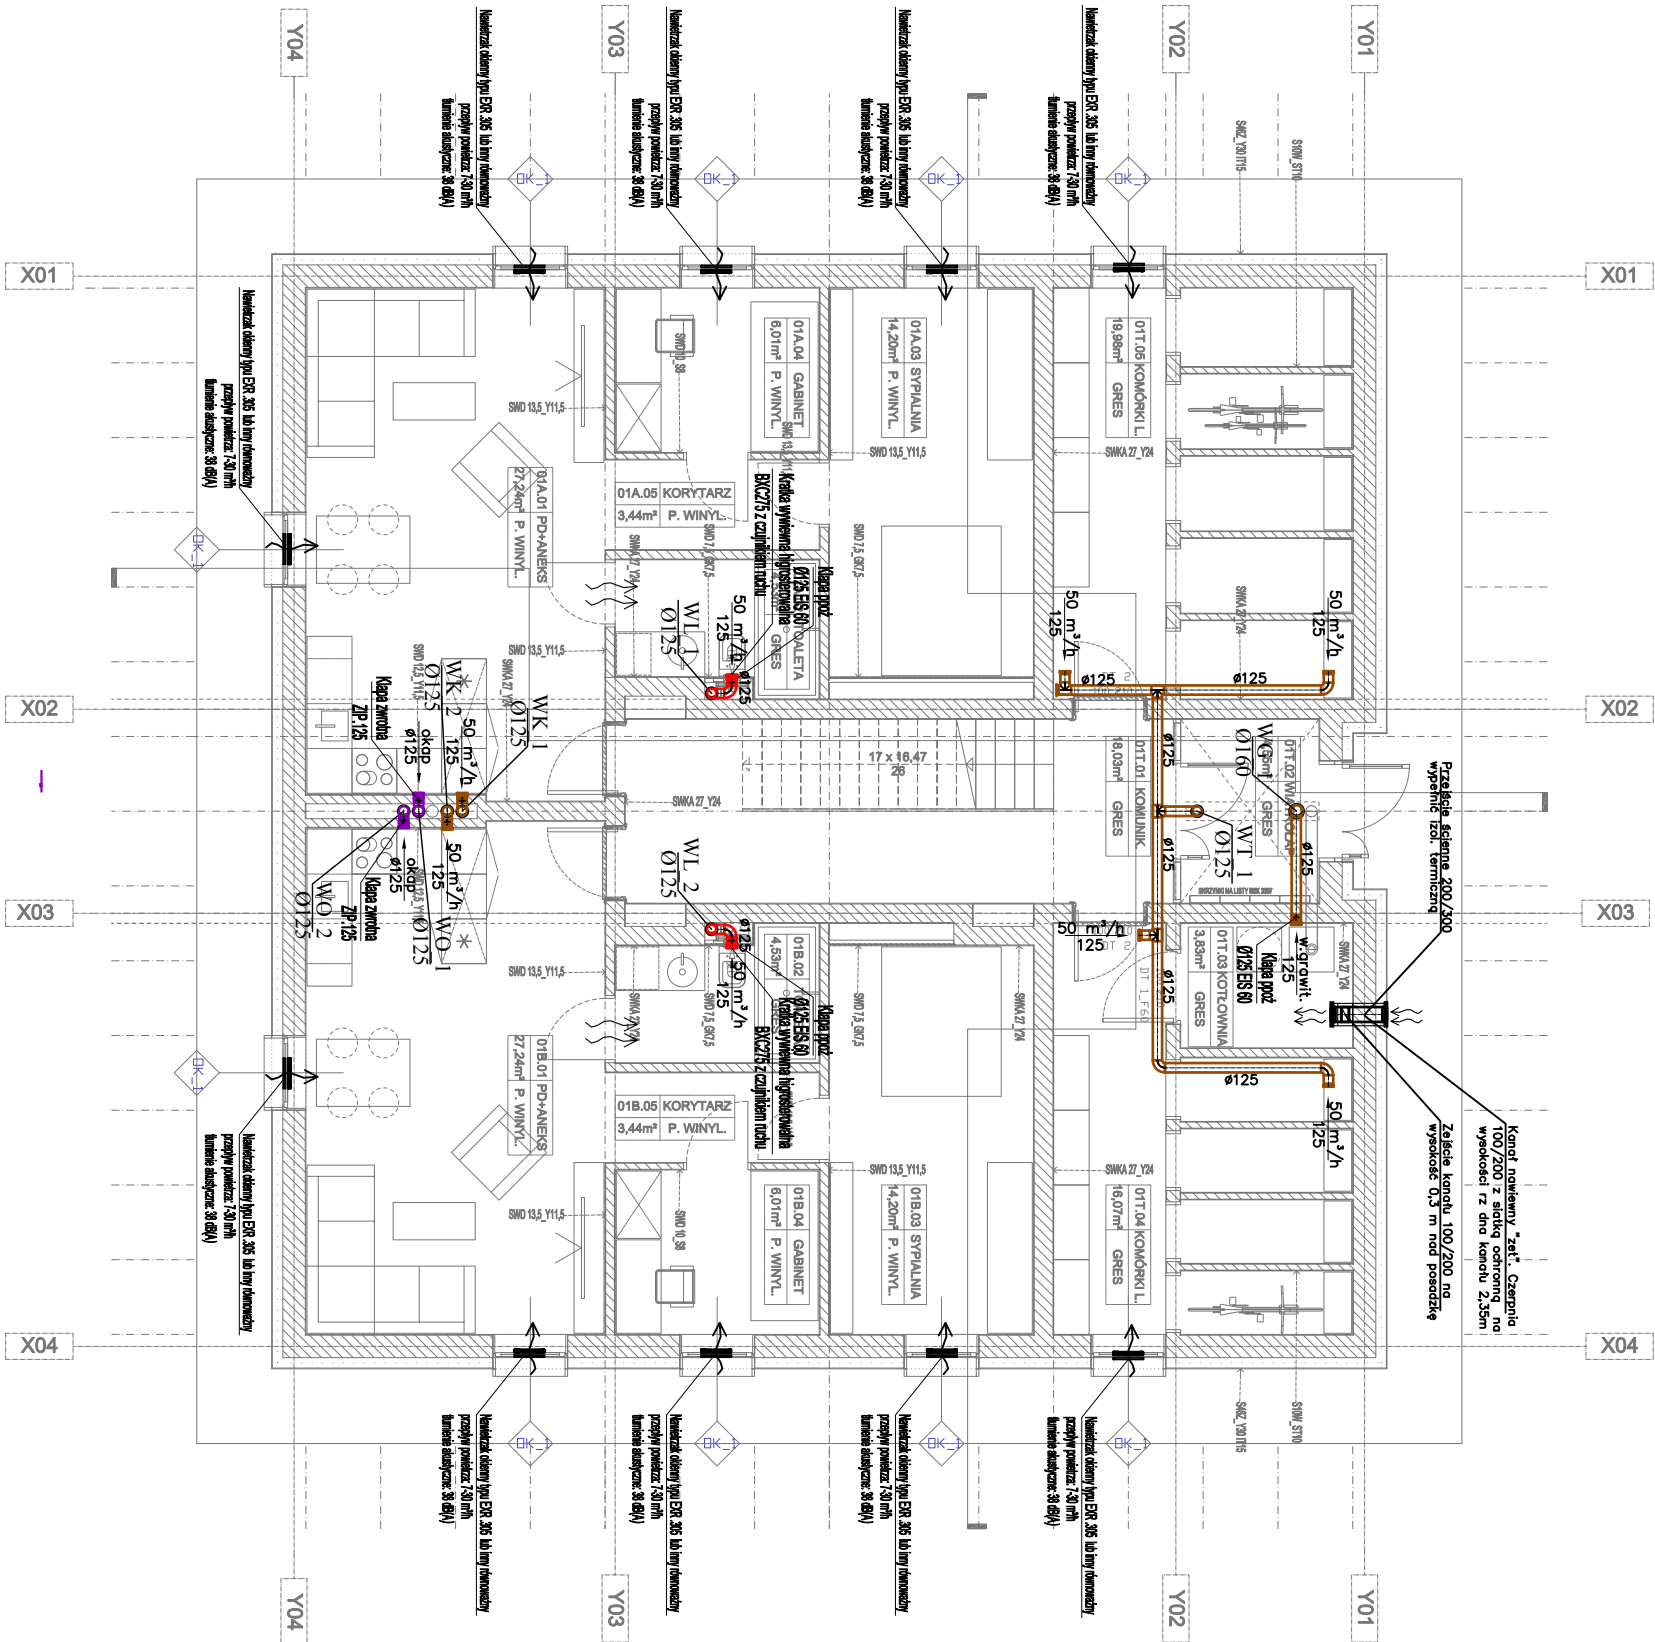

OBJAŚNIENIA:

- symbol instalacji: średnica pionu
- instalacja wentylacji wywiewnej WK (kuchnie)
- instalacja wentylacji wywiewnej WL (łazienki)
- instalacja wentylacji wyrzutowej WO (okap kuchenny)
- instalacja wentylacji wywiewnej WT, WG (pom. techniczne)
- zawór wentylacyjny usytuowany w ścianie/pod stropem
- kłapa P.POŻ (wyzwalanie topikowe)
- grawitacyjny transfer powietrza (drzwi wyposażyc w otwory o powierzchni czynnej min. 220cm²)
- nawietrzak okienny przepływ powietrza: 7-30 m³/h
- tłumienie akustyczne: 38 db(a)

UWAGI

1) INSTALACJĘ ZAPROJEKTOWANO PRZY KONKRETNYM PODZIALE POWIERZCHNI. W PRZYPADKU PODZIAŁU POWIERZCHNI NA INNE NIŻ ZALOŻONO, W/W INSTALACJĘ NALEŻY DOSTOSOWAĆ DO NOWEJ ARANŻACJI ZGODNIE Z OBOWIĄZUJĄCYMI PRZEPISAMI ORAZ NORMAMI BRANŻOWYMI

2) CZĘŚĆ OPISOWA STANOWI INTEGRALNĄ CZĘŚĆ NIŻSZEJ OPERACJI

3) PODSTAWA DO WYKONANIA INSTALACJI JEST ZA WIERDZONY PRZEZ INWESTORA PROJEKT WYKONA WCZY

4) POWYŻSZE DANE NALEŻY TRAKTOWAĆ JAKO WSTĘPNE - MUSZA ONE ZOSTAĆ ZWERYFIKOWANE NA ETAPIE PROJEKTU WYKONA WCZEGO

5) DOPUSZCZA SIĘ ZASTOSOWANIE INNYCH MATERIAŁÓW I URZĄDZEŃ PO USTALENIU Z INWESTOREM ORAZ PROJEKTANTEM

INST. WENTYLACJI MECH_BUD.D

NAZWA INWESTYCJI BUDOWA BUDYNKÓW MIESZKALNYCH WIELORODZINNYCH NA DZ. NR 7064/4, NR 7064/6 ŻYWIEC, WRAZ Z INFRASTRUKTURĄ TECHNICZNĄ ORAZ ZE ZŁĄZDEM Z DZ. NR 5561 PRZY UL. BROWARNEJ W ŻYWCU			INWESTOR ŻYWIECKIE TOWARZYSTWO BUDOWNICTWA SPOŁECZNEGO SP Z O.O. UL. ŻAKOWA 14, 34-300 ŻYWIEC		
AUTOR GOWIN/SIUTA architektura.urbanistyka			AUTOR		
BRANŻA INSTALACJE SANITARNE			BRANŻA		
FAZA PROJEKT BUDOWLANY			FAZA		
PROJEKTANT mgr inż. PAMEŁ DERYŁO upr. nr PDK/0115/POOS/08 mgr inż. KRZYSZTOF DRAĞ upr. nr PDK/0163/POOS/05 mgr inż. MICHAŁ BARAN			PROJEKTANT		
NAZWA RYSUNKU: RZUT PARTERU SKALA 1 : 100			nr rys. S-16		
			nr strony. 1		