


BUDYNEK D

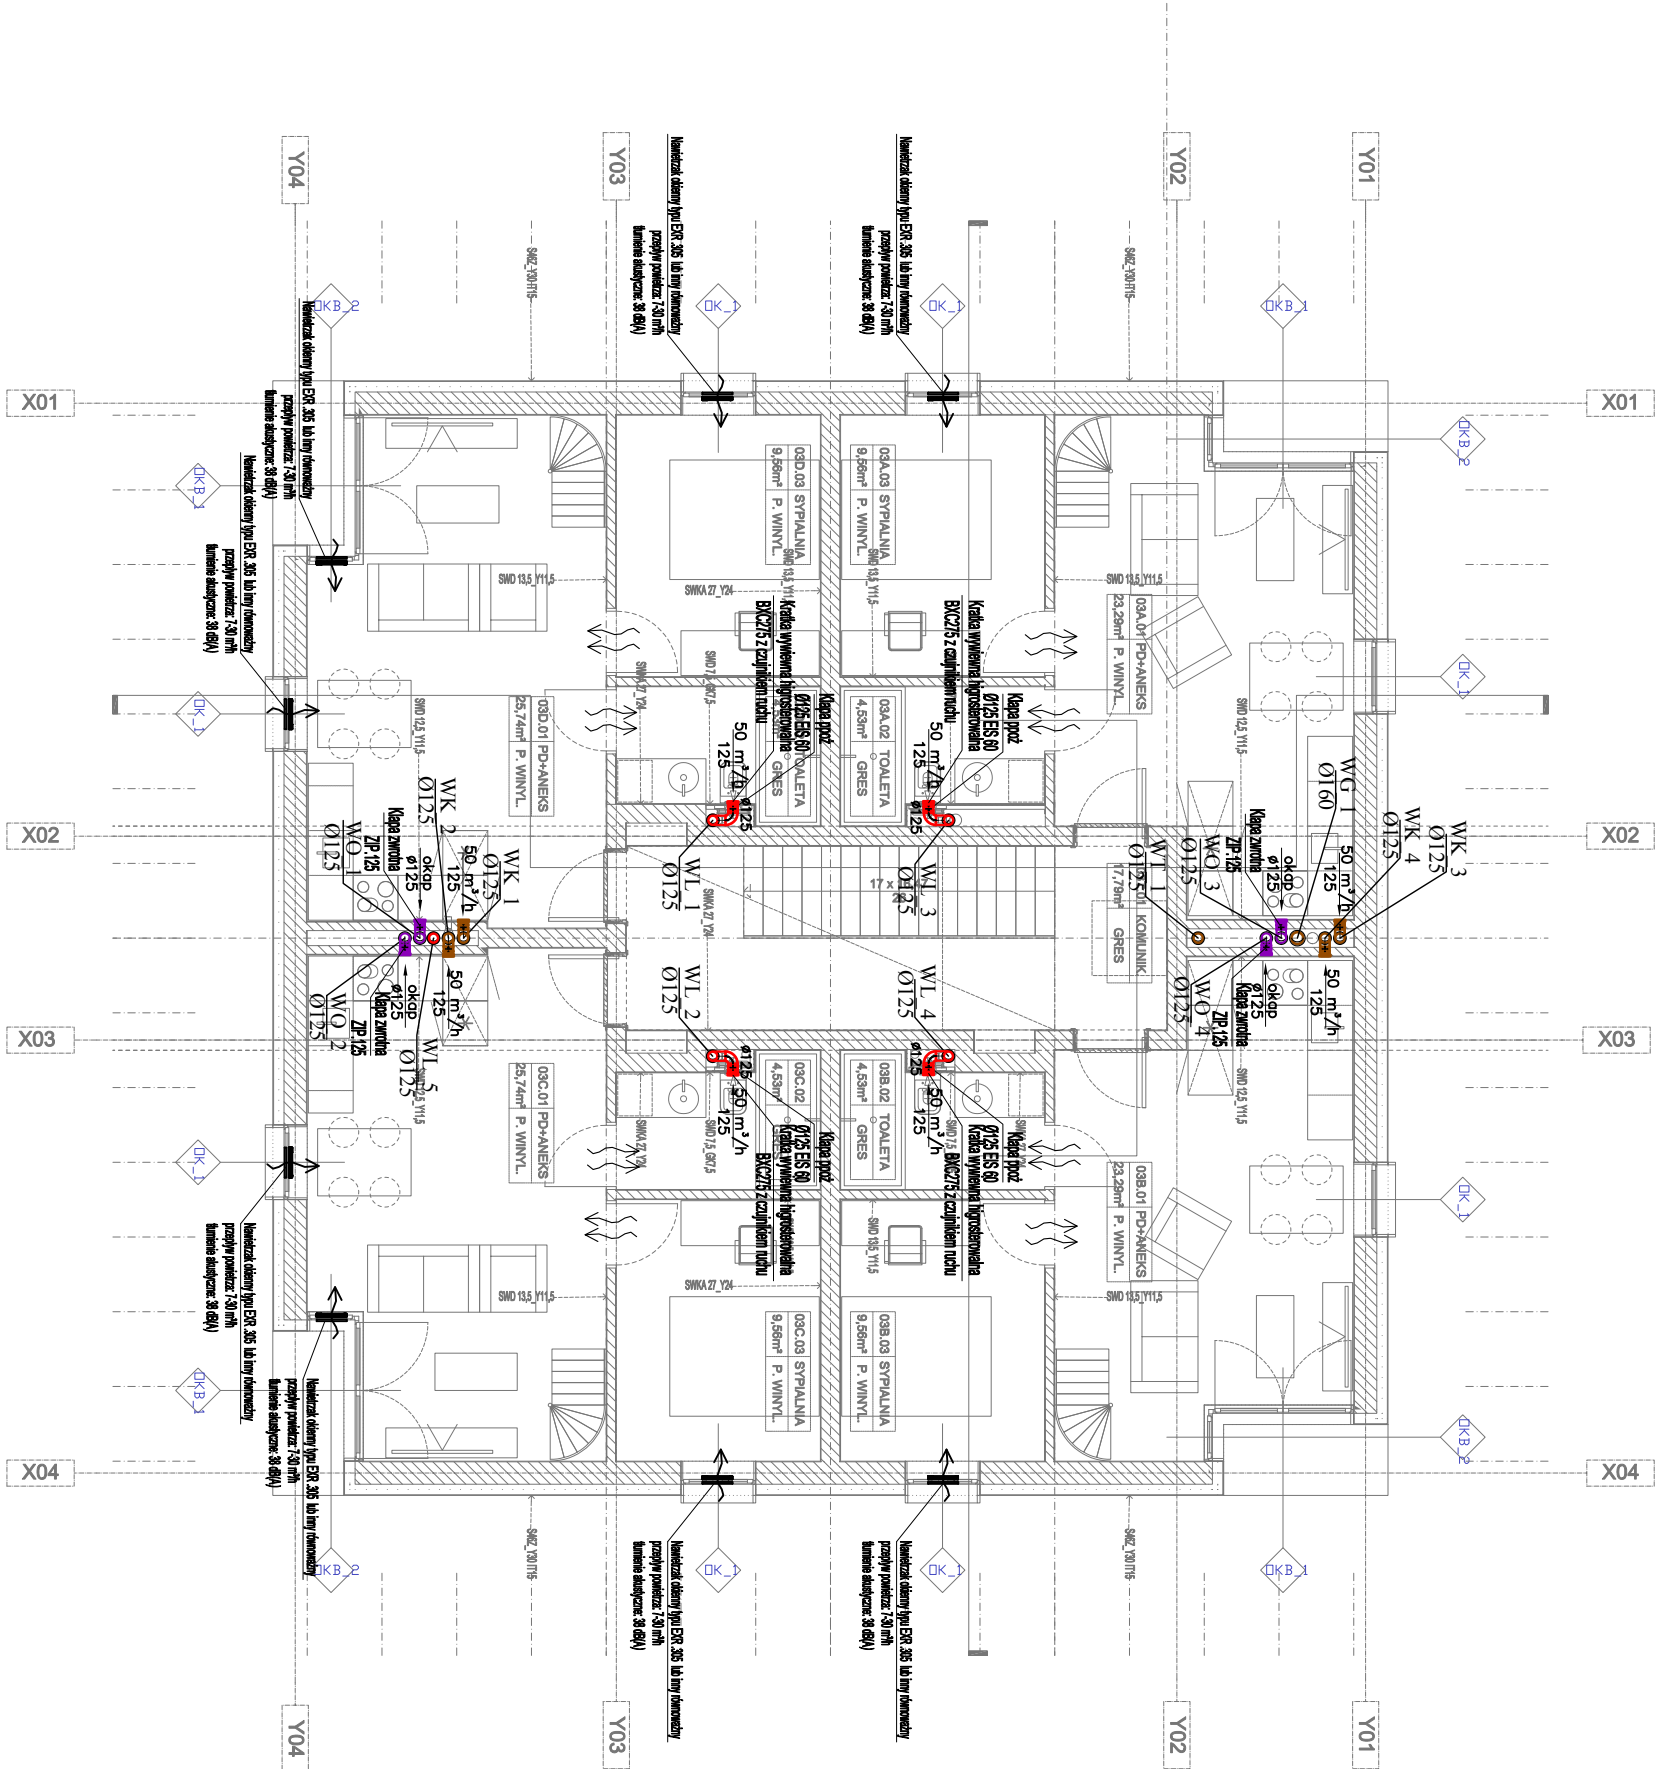

OBJAŚNIENIA:

- N1**
Ø200
- symbol instalacji, średnica pionu
 - instalacja wentylacji wywiewnej WK (kuchnie)
 - instalacja wentylacji wywiewnej WL (łazienki)
 - instalacja wentylacji wyrzutowej WO (okap kuchenny)
 - instalacja wentylacji wywiewnej WT, WG (pom. techniczne)
 - zawór wentylacyjny usytlowany w ścianie/pod stropem
 - kłapa P.P.OŻ (wyzwalanie topikowe)
 - grawitacyjny transfer powietrza (drzwi wyposażać w otwory o powierzchni czynnej min. 220cm²)
 - nawietrzak okienny, przepływ powietrza: 7-30 m³/h tłumienie akustyczne: 38 db(a)
- 30. m³/h**
125
- ↔**
- ↔**
- ↔**

UWAGI

1) INSTALACJĘ ZAPROJEKTOWANO PRZY KONKRETNYM PODZIALE POWIERZCHNI W PRZYPADKU PODZIAŁU POWIERZCHNI NA INNE NIŻ ZALICZONO. W/W INSTALACJĘ NALEŻY DOSTOSOWAĆ DO NOWEJ ARANŻACJI ZGODNIE Z OBOWIĄZUJĄCYMI PRZEPISAMI ORAZ NORMAMI BRANŻOWYMI

2) CZĘŚĆ OPISOWA STANOWI INTEGRALNĄ CZĘŚĆ NIEMIEJSZEGO OPRACOWANIA

3) PODSTAWA DO WYKONANIA INSTALACJI JEST ZA WIERDZONY PRZEZ INWESTORA PROJEKT WYKONA WCZY

4) POWYŻSZE DANE NALEŻY TRAKTOWAĆ JAKO WSTĘPNE - MUSZA ONE ZOSTAĆ ZWERYFIKOWANE NA ETAPIE PROJEKTU WYKONA WCZEGO

5) DOPUSZCZA SIĘ ZASTOSOWANIE INNYCH MATERIAŁÓW I URZĄDZEŃ PO USTALENIU Z INWESTOREM ORAZ PROJEKTANTEM

INST. WENTYLACJI MECH_BUD.D

NAZWA INWESTYCJI
BUDOWA BUDYNKÓW MIESZKALNYCH WIELORODZINNYCH
NA DZ. NR 7064/4, NR 7064/6 ŻYWIEC, WRAZ Z INFRASTRUKTURĄ TECHNICZNĄ ORAZ ZE ZŁAZDEM Z DZ. NR 5561 PRZY UL. BROWARNEJ W ŻYWCU

INWESTOR
ŻYWIECKIE TOWARZYSTWO BUDOWNICTWA SPOŁECZNEGO SP Z O.O.
UL. ŻAKOWIA 14, 34-300 ŻYWIEC

AUTOR
GOWIN/SIUTA
architektura.urbanistyka

BRANŻA
INSTALACJE SANITARNE

FAZA
PROJEKT BUDOWLANY

PROJEKTANT
mgr inż. PAMEŁ DERYŁO upr. nr PDK/0115FPOOS/08
mgr inż. KRZYSZTOF DRAĞ upr. nr PDK/0163FPOOS/05
mgr inż. MICHAŁ BARAN

NAZWA RYSUNKU:

RZUT II PIĘTRA
SKALA 1 : 100

nr rys.
S-18

nr strony.