


BUDYNEK D

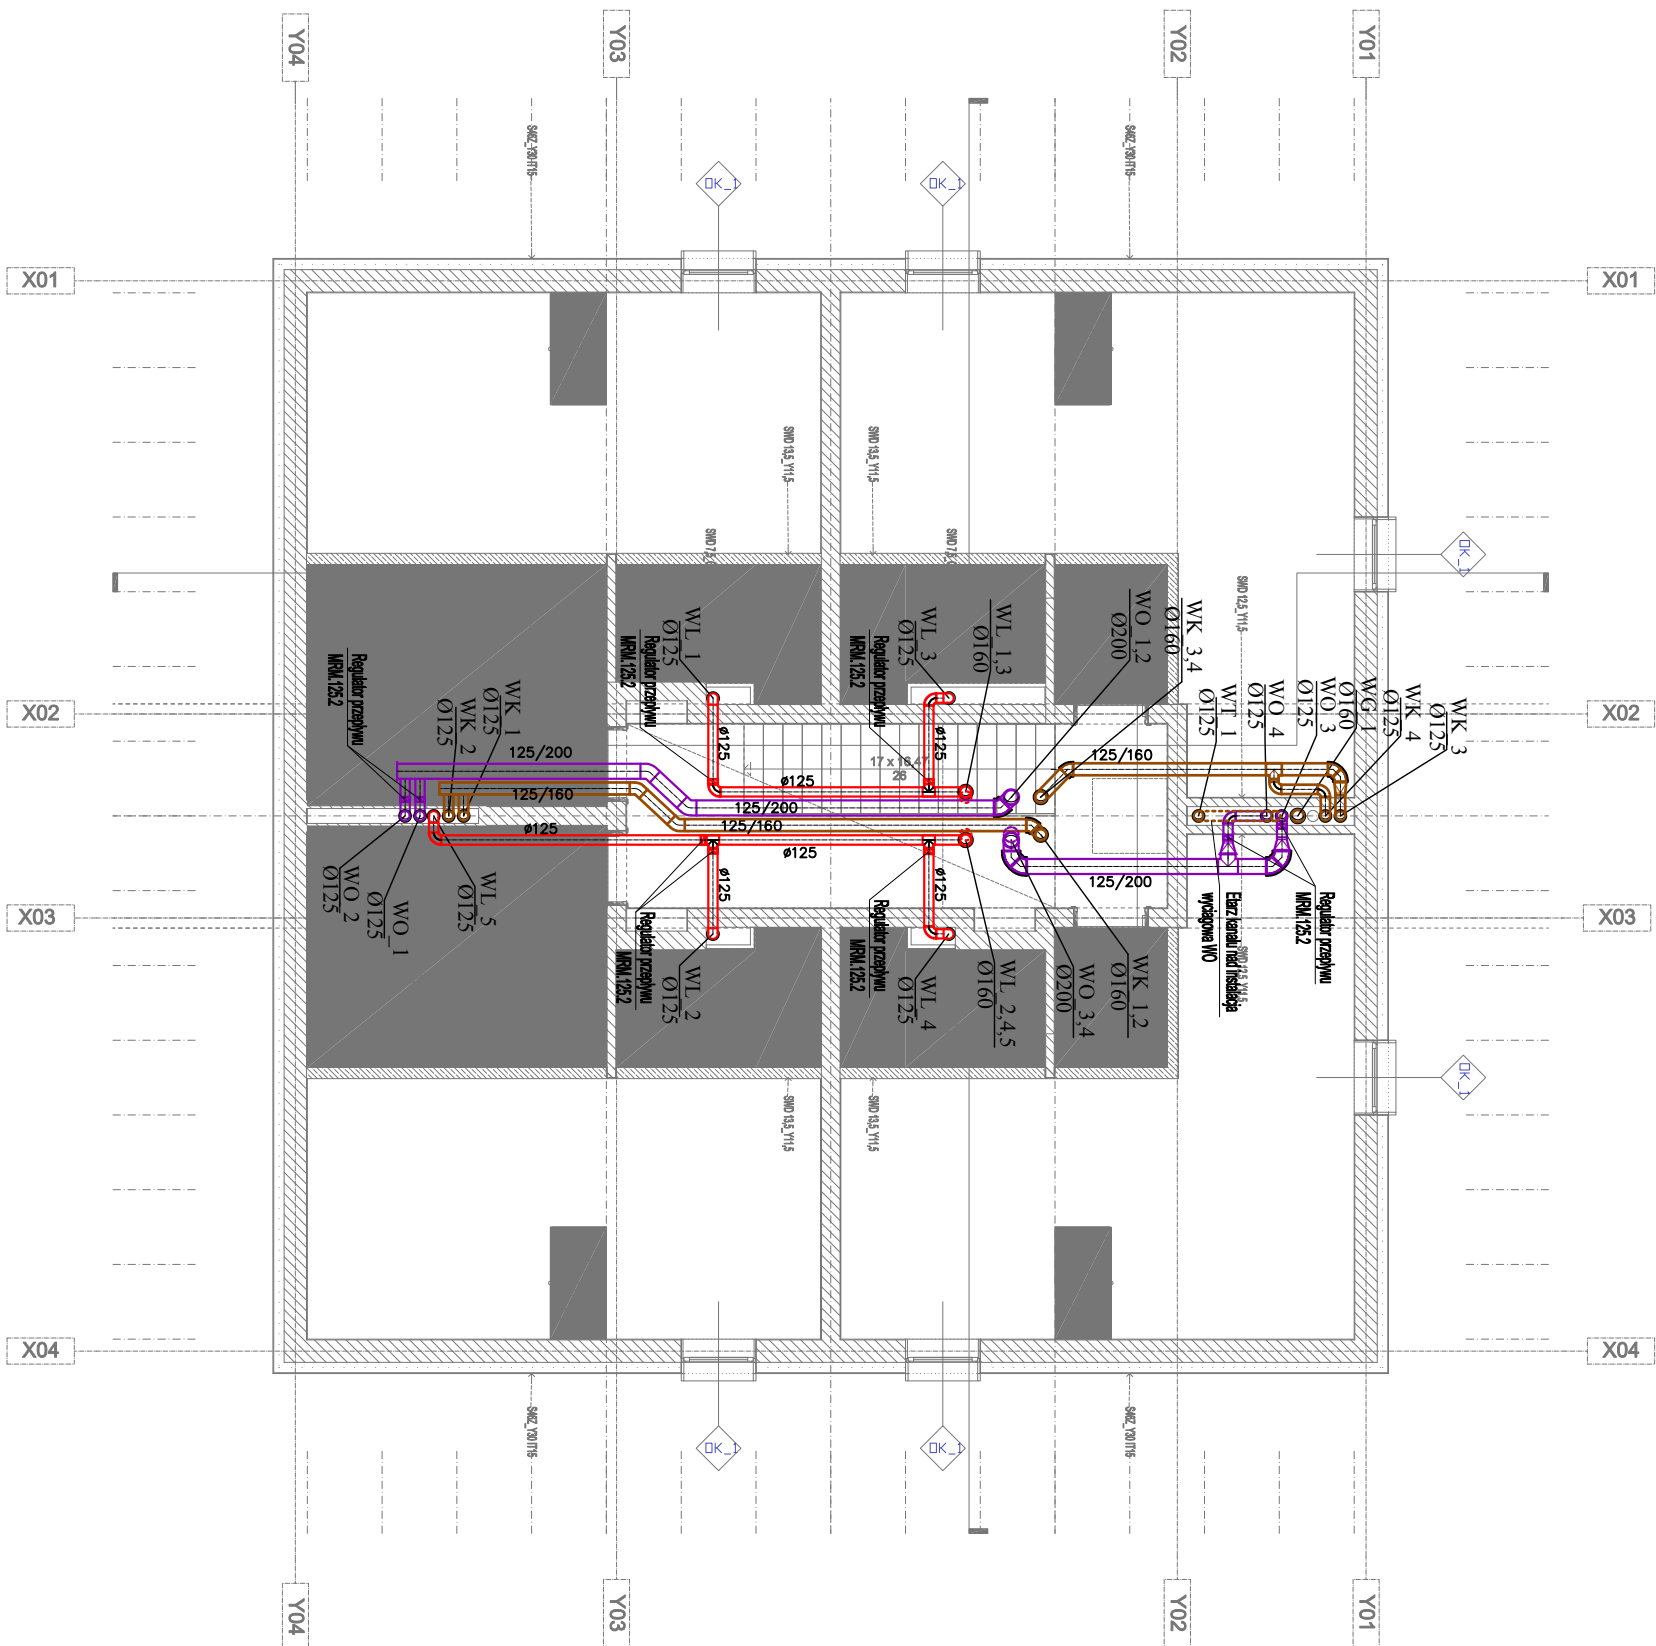

OBJAŚNIENIA:

- N1
Ø200
- symbol instalacji, średnica pionu
 - instalacja wentylacji wywiewnej WK (kuchnie)
 - instalacja wentylacji wywiewnej WL (łazienki)
 - instalacja wentylacji wyrzutowej WO (okap kuchenny)
 - instalacja wentylacji wywiewnej WT, WG (pom. techniczne)
 - zawór wentylacyjny usytlowany w ścianie/pod stropem
 - kłapa P.POŻ (wyzwalanie topikowe)
 - grawitacyjny transfer powietrza (drzwi wyposażać w otwory o powierzchni czynnej min. 220cm²)
 - nawietrzak okienny, przepływ powietrza: 7-30 m³/h
 - tłumienie akustyczne: 38 db(a)
- 30 m³/h
125
- ↔
- ↔
- ↔

UWAGI

1) INSTALACJĘ ZAPROJEKTOWANO PRZY KONKRETNYM PODZIALE POWIERZCHNI. W PRZYPADKU PODZIAŁU POWIERZCHNI NA INNE NIŻ ZAPOŻYCZONO, W/W INSTALACJĘ NALEŻY DOSTOSOWAĆ DO NOWEJ ARANŻACJI ZGODNIE Z OBOWIĄZUJĄCYMI PRZEPISAMI ORAZ NORMAMI BRANŻOWYMI
2) CZĘŚĆ OPISOWA STANOWI INTEGRALNĄ CZĘŚĆ NIŻSZEJ OPERACOWANIA 3) PODSTAWĄ DO WYKONANIA INSTALACJI JEST ZA I WIERDZONY PRZEZ INWESTORA PROJEKT WYKONAWCZY
4) POWYŻSZE DANE NALEŻY TRAKTOWAĆ JAKO WSTĘPNE - MUSZA ONE ZOSTAĆ ZWERYFIKOWANE NA ETAPIE PROJEKTU WYKONAWCZEGO
5) DOPUSZCZA SIĘ ZASTOSOWANIE INNYCH MATERIAŁÓW I URZĄDZEŃ PO USTALENIU Z INWESTOREM ORAZ PROJEKTANTEM

INST. WENTYLACJI MECH_BUD.D

NAZWA INWESTYCJI
BUDOWA BUDYNKÓW MIESZKALNYCH WIELORODZINNYCH
NA DZ. NR 7064/4, NR 7064/6 ŻYWIEC, WRAZ Z INFRASTRUKTURĄ TECHNICZNĄ ORAZ ZE ZŁAZDEM Z DZ. NR 5561 PRZY UL. BROWARNEJ W ŻYWCU

INWESTOR
ŻYWIECKIE TOWARZYSTWO BUDOWNICTWA SPOŁECZNEGO SP Z O.O.
UL. ŻAKOWA 14, 34-300 ŻYWIEC

AUTOR
GOWIN/SIUTA
architektura.urbanistyka

BRANŻA
INSTALACJE SANITARNE
PROJEKT BUDOWLANY
DATA
20.03.2018

FAZA
PROJEKTANT
mgr inż. PAMEŁ DERYŁO upr. nr PDK/0115/POOS/08
mgr inż. KRZYSZTOF DRAĞ upr. nr PDK/0163/POOS/05
mgr inż. MICHAŁ BARAN
PODPIS

NAZWA RYSUNKU:
RZUT ANTRESOLI
SKALA 1 : 100
nr rys.
S-19
nr strony.