


BUDYNEK D

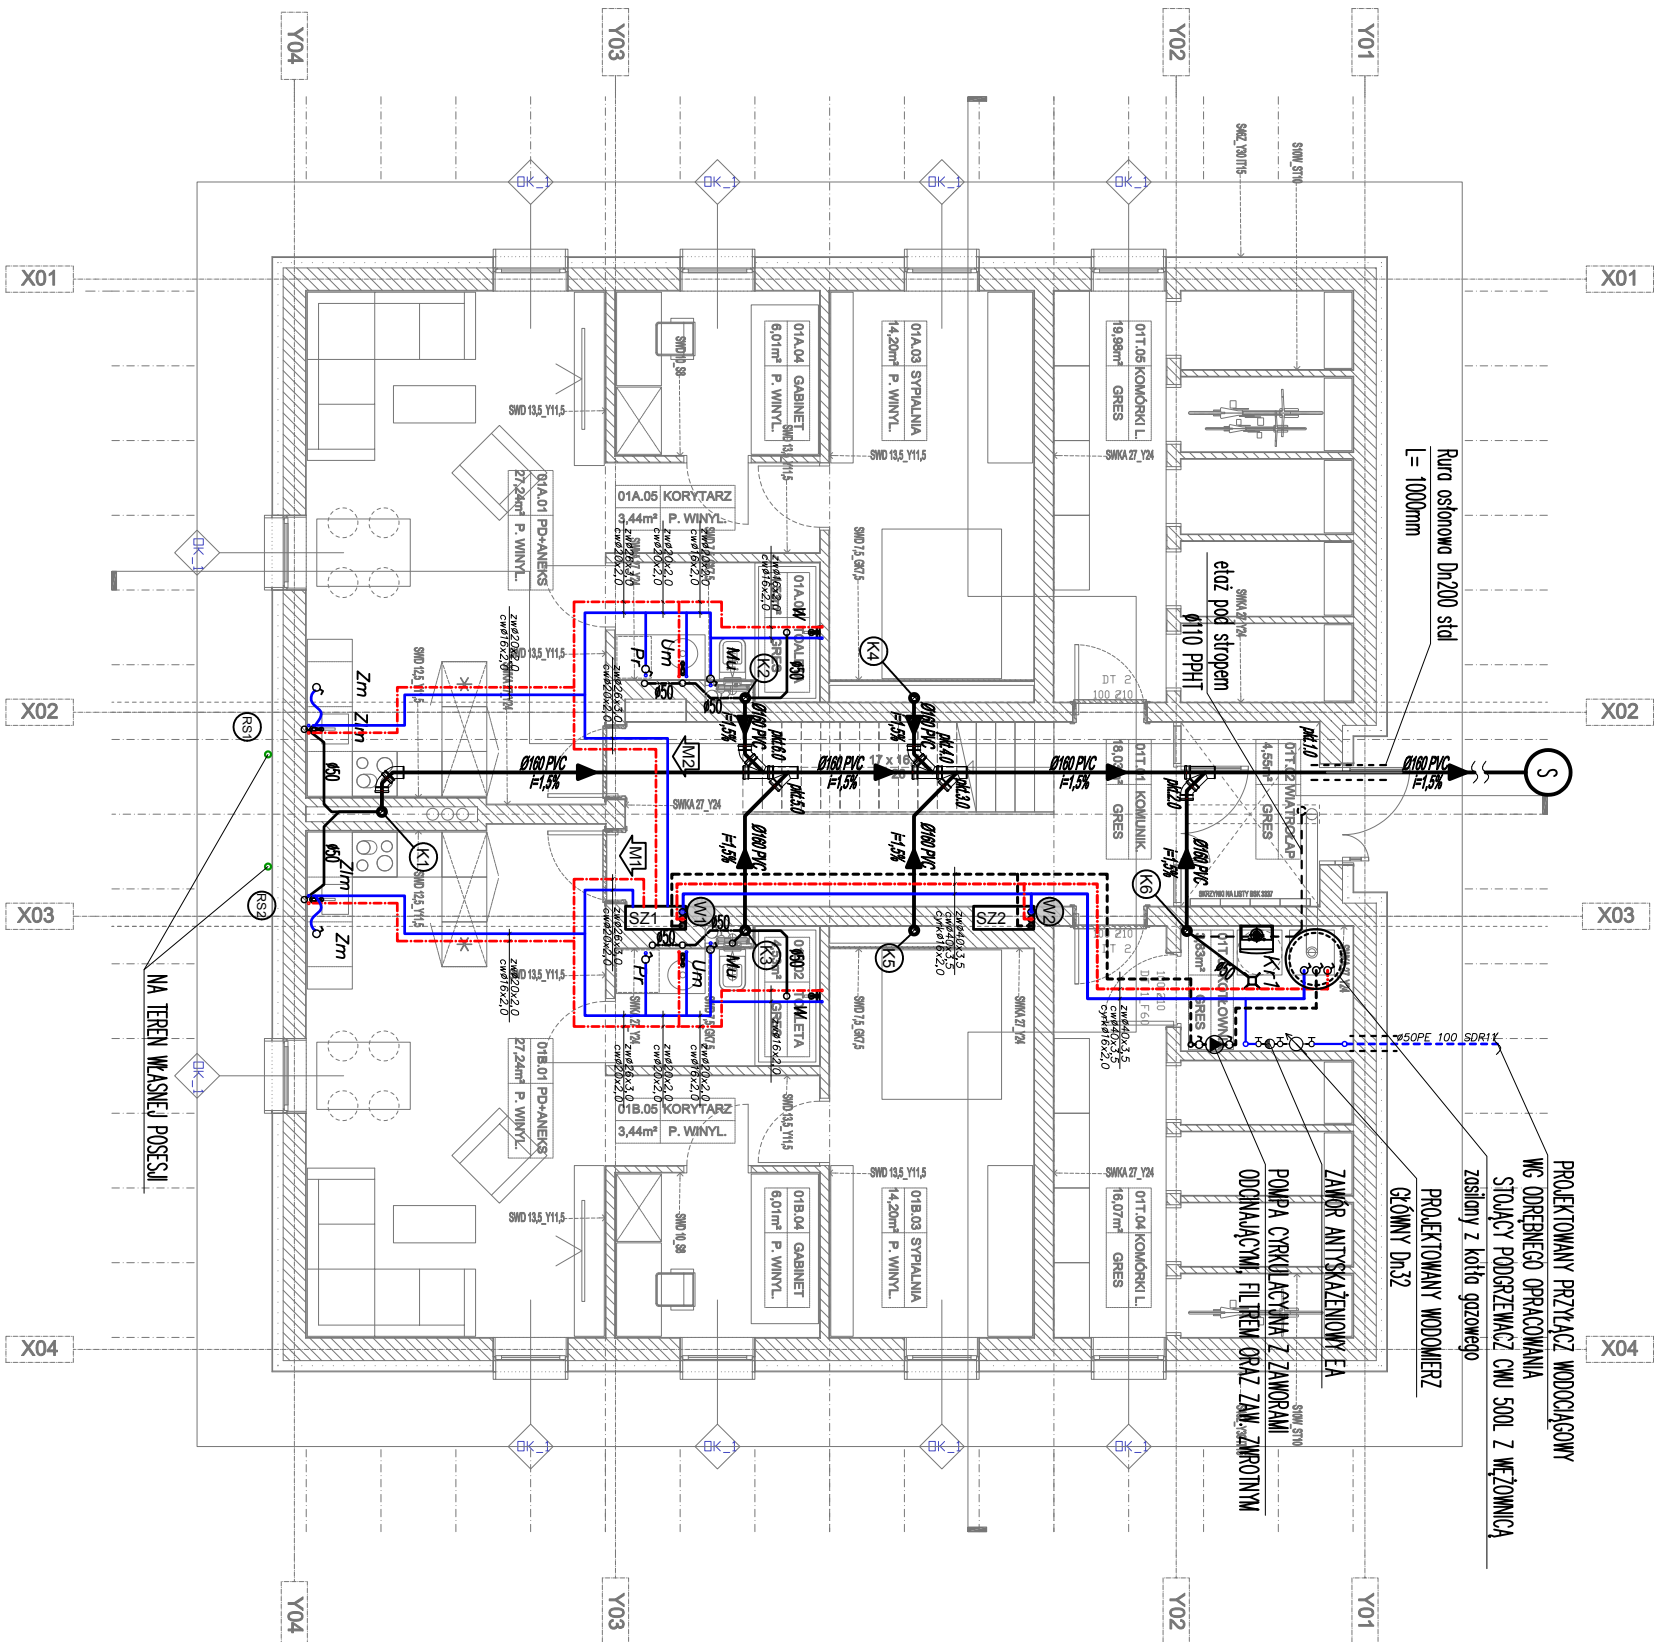

Uwagi

- projektowana instalacja kan. sanitarnej pod posadzkowa
- projektowana instalacja kan. sanitarnej pod stropem
- projektowana instalacja kan. sanitarnej w ściankach
- projektowana instalacja wody zimnej
- projektowana instalacja wody ciepłej
- projektowana instalacja wody cyrkulacyjnej
- projektowany pion wody zimnej, ciepłej, cyrkulacyjnej
- projektowany pion kanalizacji sanitarnej
- rura spustowa sełowa Ø100 z dachu budynku
- rura wielowarstwowa PE-Xb/Al/PEHD -woda zimna
- rura wielowarstwowa PE-Xb/Al/PEHD -woda ciepła
- rura wielowarstwowa PE-Xb/Al/PEHD -woda cyrkulacyjna
- cyf 16x2,0
- zwa 20x2,0
- cwa 16x2,0
- umywalka
- Mu miska ustępowa
- W zlewozmywak
- Zm zmywarka
- Pr palika
- Zc zawór czepialny

UWAGI

- 1) INSTALACJĘ ZAPROJEKTOWANO PRZY KONKRETNYM PODZIALE POWIERZCHNI. W PRZYPADKU PODZIAŁU POWIERZCHNI NA INNE NIŻ ZALOŻONO, W/W INSTALACJĘ NALEŻY DOSTOSOWAĆ DO NOWEJ ARANŻACJI ZGODNIE Z OBOWIĄZUJĄCYMI PRZEPISAMI ORAZ NORMAMI BRANŻOWYMI
- 2) CZĘŚĆ OPISOWA STANOWI INTEGRALNĄ CZĘŚĆ NINIEJSZEGO OPRACOWANIA
- 3) PODSTAWĄ DO WYKONANIA INSTALACJI JEST ZAŁ. WIERDZONY PRZEZ INWESTORA PROJEKT WYKONAWCZY
- 4) POWYŻSZE DANE NALEŻY TRAKTOWAĆ JAKO WSTĘPNE - MUSZA ONE ZOSTAĆ ZWERYFIKOWANE NA ETAPIE PROJEKTU WYKONAWCZEGO
- 5) DOPUSZCZA SIĘ ZASTOSOWANIE INNYCH MATERIAŁÓW I URZĄDZEŃ PO USTALENIU Z INWESTOREM ORAZ PROJEKTANTEM

INSTALACJA WOD-KAN_BUD.D

NAZWA INWESTYCJI BUDOWA BUDYNKÓW MIESZKALNYCH WIELORODZINNYCH NA DZ. NR 7064/4, NR 7064/6 ŻYWIEC, WRAZ Z INFRASTRUKTURĄ TECHNICZNĄ ORAZ ZE ZŁĄZDEM Z DZ. NR 5561 PRZY UL. BROWARNEJ W ŻYWCU			INWESTOR ŻYWIECKIE TOWARZYSTWO BUDOWNICTWA SPOŁECZNEGO SP Z O.O. UL. ŻAKOWA 14, 34-300 ŻYWIEC		
AUTOR GOWIN/SIUTA architektura.urbanistyka			BRAŃZA INSTALACJE SANITARNE PROJEKT BUDOWLANY		
FAZA PROJEKTANT mgr inż. PAWEŁ DERYŁO upr. nr PDK/0115/POOS/08 mgr inż. KRZYSZTOF DRAĞ upr. nr PDK/0163/POOS/05 mgr inż. MICHAŁ BARAN			DATA 20.03.2018 PODPIS		
NAZWA RYSUNKU: RZUT PARTERU SKALA 1 : 100			nr rys. S-1 nr strony.		