


BUDYNEK D

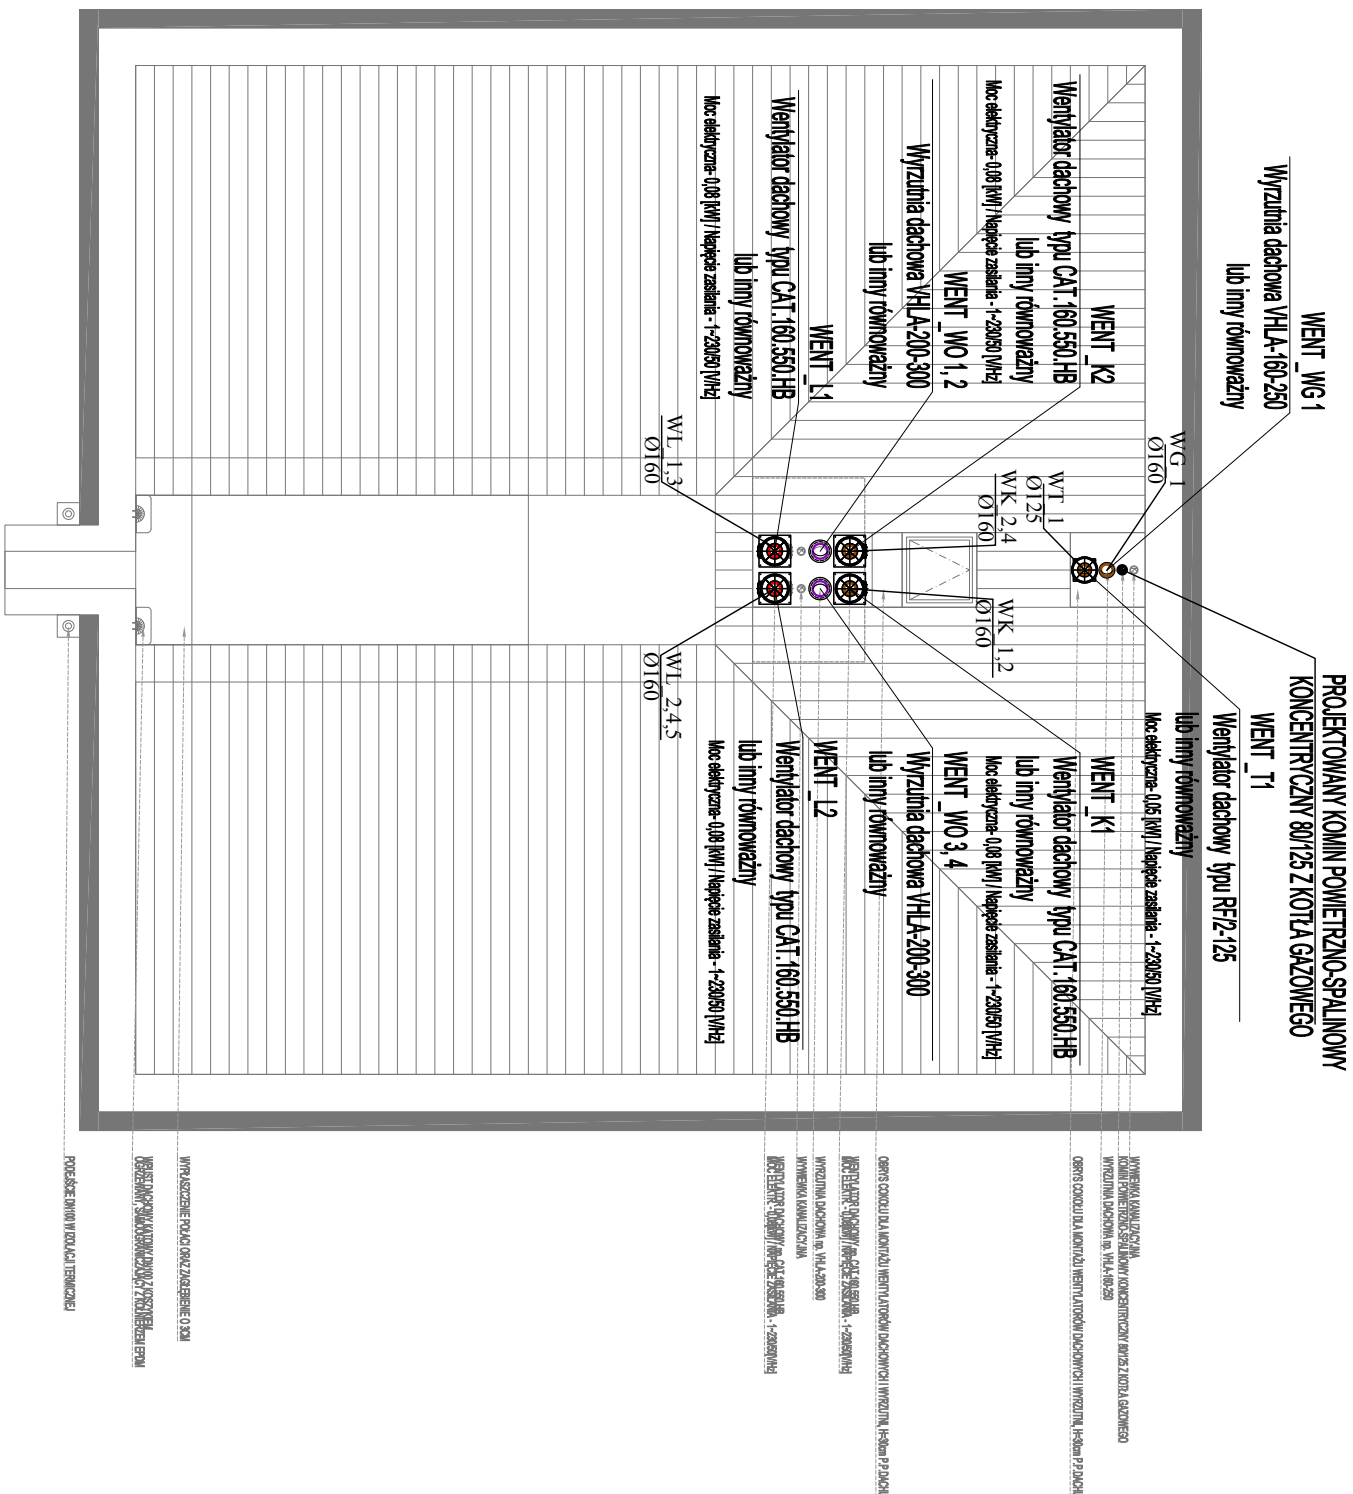

OBJAŚNIENIA:

- symbol instalacji, średnica pionu $\overline{\varnothing 200}$ N1
 - instalacja wentylacji wywiewnej WK (kuchnie)
 - instalacja wentylacji wywiewnej WL (łazienki)
 - instalacja wentylacji wyrzutowej WO (okap kuchenny)
 - instalacja wentylacji wywiewnej WT, WG (pom. techniczne)
 - zawór wentylacyjny usytuowany w ścianie pod stropem
 - kłapa P.POŻ (wyzwalanie topkowe)
 - grawitacyjny transfer powietrza (drzwi wyposażać w otwory o powierzchni czynnej min. 220cm²)
 - nawietrzak okienny, przepływ powietrza: 7-30 m³/h
 - tłumienie akustyczne: 38 db(a)

UWAGI

- 1) INSTALACJĘ ZAPROJEKTOWANO PRZY KONKRETNYM PODZIALE POWIERZCHNI. W PRZYPADKU PODZIAŁU POWIERZCHNI NA INNE NIŻ ZŁĄCZONO, W/W INSTALACJĘ NALEŻY DOSTOSOWAĆ DO NOWEJ ARANŻACJI ZGODNIE Z OBOWIAZUJĄCYMI PRZEPISAMI ORAZ NORMAMI BRANŻOWYMI
- 2) CZĘŚĆ OPISOWA STANOWI INTEGRALNĄ CZĘŚĆ NINIEJSZEGO OPACOWANIA
- 3) PODSTAWĄ DO WYKONANIA INSTALACJI JEST ZATWIERDZONY PRZEZ INWESTORA PROJEKT WYKONAWCZY
- 4) POWYZSZE DANE NALEŻY TRAKTOWAĆ JAKO WSTĘPNE - MUSZA ONE ZOSTAĆ ZWERYFIKOWANE NA ETAPIE PROJEKTU WYKONAWCZEGO
- 5) DOPUSZCZA SIĘ ZASTOSOWANIE INNYCH MATERIAŁÓW I URZĄDZEŃ PO USTALENIU Z INWESTOREM ORAZ PROJEKTANTEM

INST. WENTYLACJI MECH_BUD.D

**MAZOWIECKI
BUDOWA BUDYNKÓW MIESZKALNYCH WIELODZIELNYCH
NA DZ. NR 7064/4, NR 7064/6 ŻYWIEC, WRAZ Z INFRASTRUKTURĄ TECHNICZNĄ ORAZ ZE
ZŁAZDEM Z DZ. NR 5561 PRZY UL. BROWARNEJ, W ŻYWCU**

INWESTOR
ŻYWIĘCIE TOWARZYSTWO BUDOWNICTWA SPOŁECZNEGO SP. Z O.O.

UL. ZAMKOWA 14, 34-300 ŻYWEĆ

AUTOR

GOWIN/SIUTA
architektura.urbanistyka

உ

BRANŽA

INSTALACJE SANITARNE

PROJEKT BUDOWLANY

PRO

mgr inż. **PAWEŁ DERYŁO** upr. nr PDK/0115/POOS/08

mgr inż. KRZYSZTOF DRAĞ upr. nr PDK/0163/P.OOS/05

mgr inż. MICHAŁ BARAN

NAZWA RYSUNKU:

**RZUT DACHU
SKALA 1 : 100**

nr.lys.
S-20

nr strongy.

S-20

SKALA 1 : 100