


BUDYNEK D

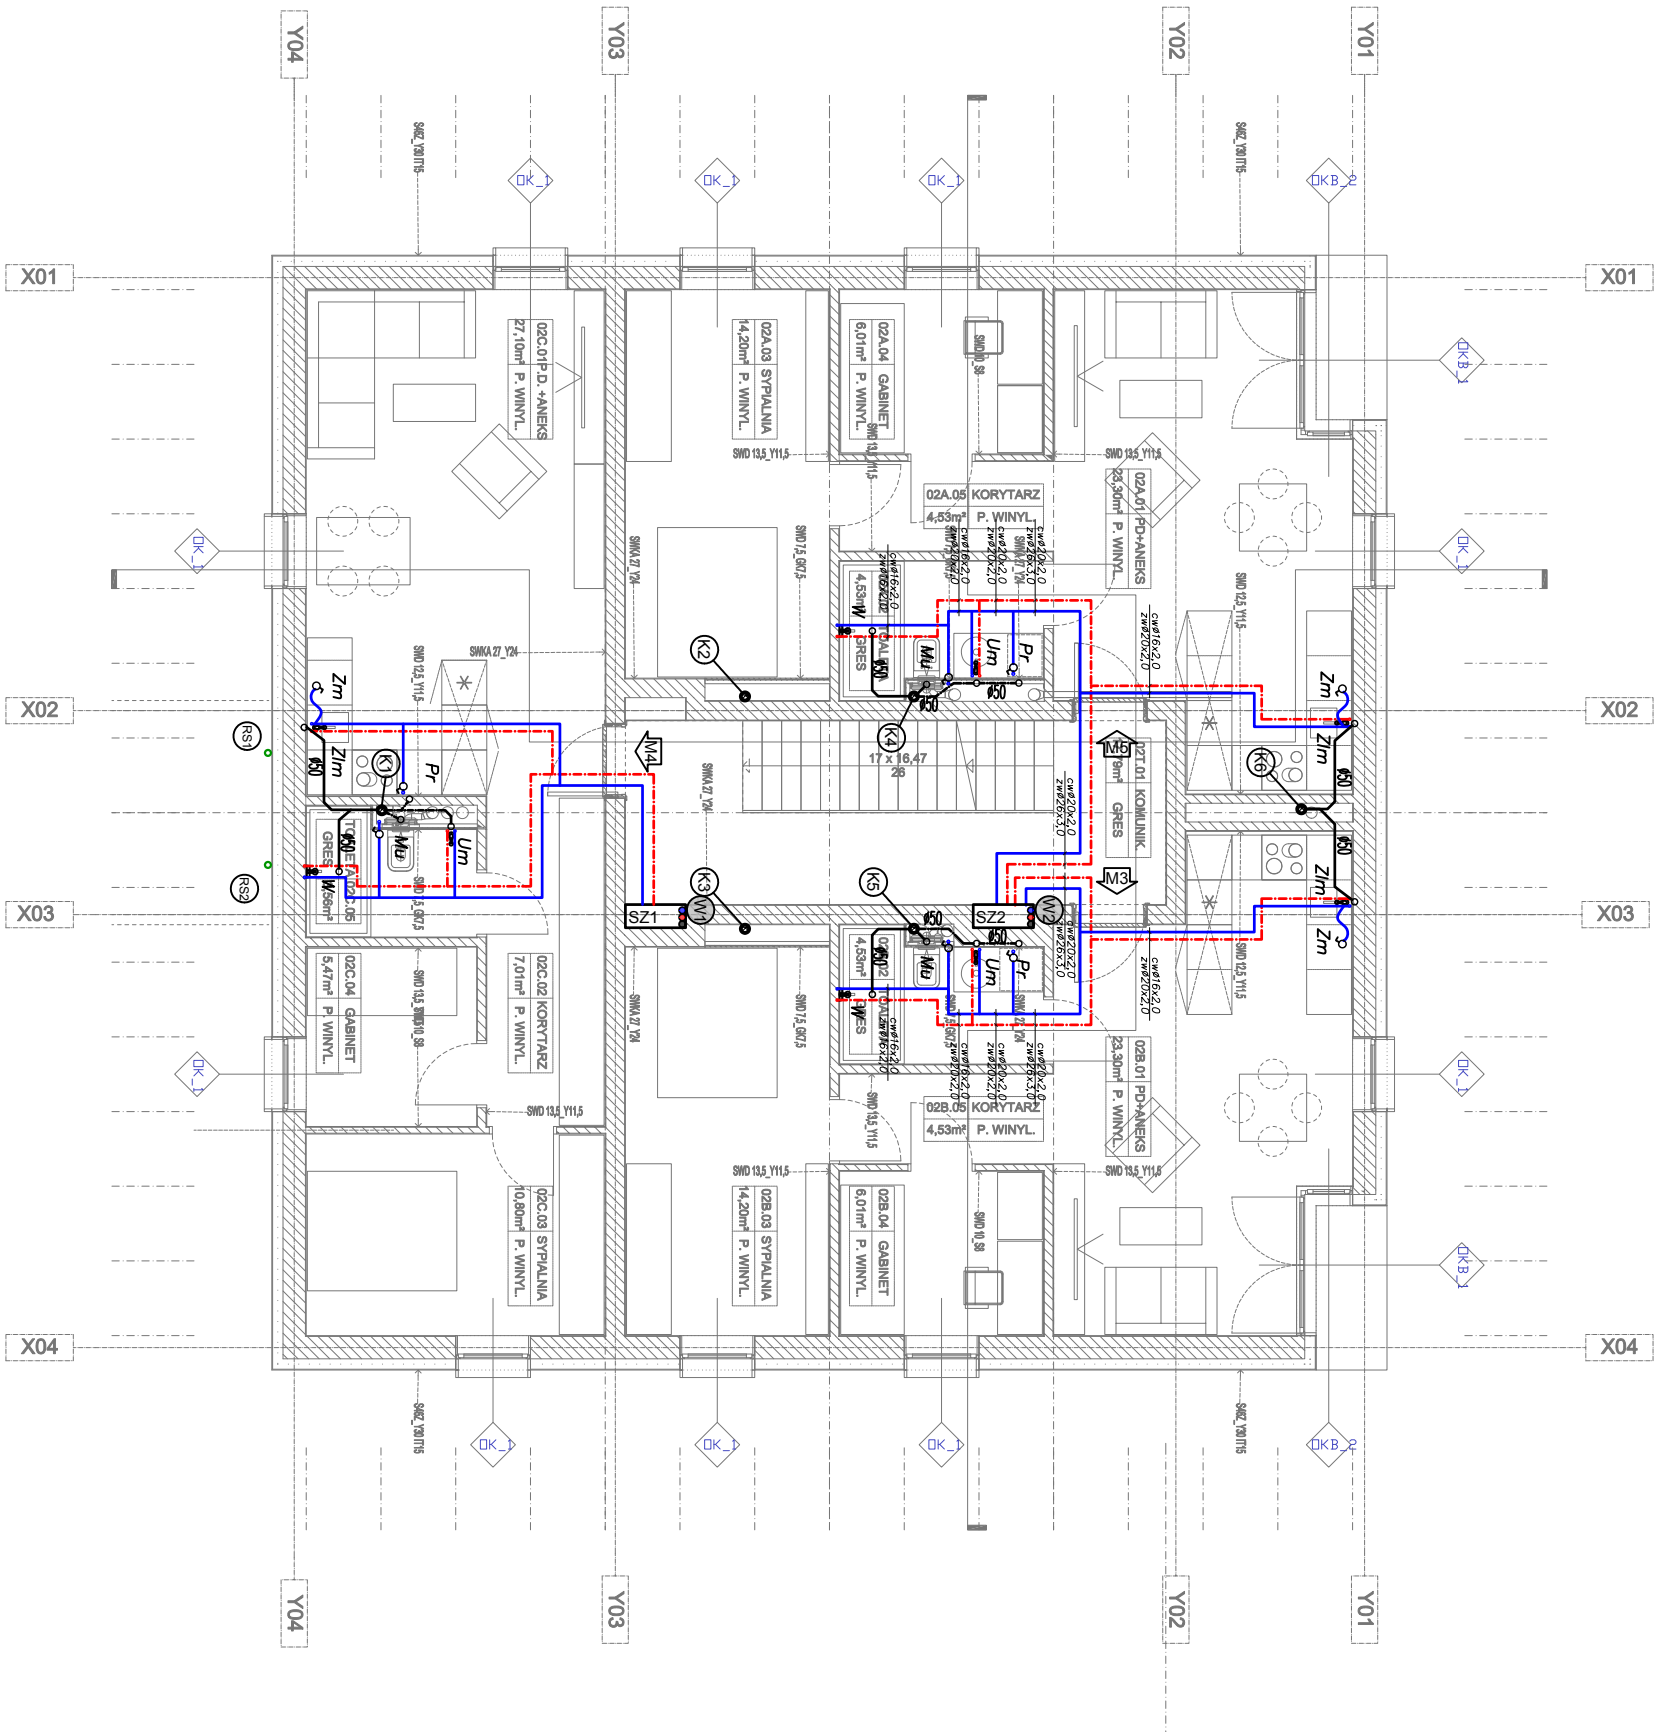

Uwagi

- projektowana instalacja kan. sanitarna pod posadzkowa
 - projektowana instalacja kan. sanitarna pod stropem
 - projektowana instalacja kan. sanitarna w ściankach
 - projektowana instalacja wody zimnej
 - projektowana instalacja wody ciepłej
 - projektowana instalacja wody cyrkulacyjnej
 - projektowany pion wody zimnej, ciepłej, cyrkulacyjnej
 - projektowany pion kanalizacji sanitarnej
 - rura spustowa stalowa Ø100 z dachu budynku
 - rura wielowarstwowa PE-Xb/Al/PEHD -woda zimna
 - rura wielowarstwowa PE-Xb/Al/PEHD -woda ciepła
 - rura wielowarstwowa PE-Xb/Al/PEHD -woda cyrkulacyjna
- cyfrowe 16x2,0
- zwar20x2,0
- cw2015x2,0
- umywalka
- Mu
- miska ustępowa
- W
- Wanna
- Zm
- Zm
- Pr
- Pralka
- Zawór czepialny

UWAGI

1) INSTALACJĘ ZAPROJEKTOWANO PRZY KONKRETNYM PODZIALE POWIERZCHNI. W PRZYPADKU PODZIAŁU POWIERZCHNI NA INNE NIŻ ZALICZONO, W/W INSTALACJĘ NALEŻY DOSTOSOWAĆ DO NOWEJ ARANŻACJI ZGODNIE Z OBOWIĄZUJĄCYMI PRZEPISAMI ORAZ NORMAMI BRANŻOWYMI

2) CZĘŚĆ OPISOWA STANOWI INTEGRALNĄ CZĘŚĆ NIEZŁOŻALNEGO OPRACOWANIA

3) PODSTAWA DO WYKONANIA INSTALACJI JEST ZAŁATWIERDZONY PRZEZ INWESTORA PROJEKT WYKONAWCZY

4) POWYŻSZE DANE NALEŻY TRAKTOWAĆ JAKO WSTĘPNE - MUSZA ONE ZOSTAĆ ZWERYFIKOWANE NA ETAPIE PROJEKTU WYKONAWCZEGO

5) DOPUSZCZA SIĘ ZASTOSOWANIE INNYCH MATERIAŁÓW I URZĄDZEŃ PO USTALENIU Z INWESTOREM ORAZ PROJEKTANTEM

INSTALACJA WOD-KAN_BUD.D

NAZWA INWESTYCJI
BUDOWA BUDYNKÓW MIESZKALNYCH WIELORODZINNYCH
NA DZ. NR 7064/4, NR 7064/6 ŻYWIEC, WRAZ Z INFRASTRUKTURĄ TECHNICZNĄ ORAZ ZE ZŁAZDEM Z DZ. NR 5561 PRZY UL. BROWARNEJ W ŻYWCU

INWESTOR
ŻYWIECKIE TOWARZYSTWO BUDOWNICTWA SPOŁECZNEGO SP Z O.O.
UL. ŻANIKOWA 14, 34-300 ŻYWIEC

AUTOR
GOWIN/SIUTA
architektura.urbanistyka

BRANŻA
INSTALACJE SANITARNE
PROJEKT BUDOWLANY
DATA
20.03.2018

FAZA
PROJEKTANT
mgr inż. PAMEŁ DERYŁO upr. nr PDK/0115/P00S/08
mgr inż. KRZYSZTOF DRAĞ upr. nr PDK/0163/P00S/05
mgr inż. MICHAŁ BARAN
PODSIS

NAZWA RYSUNKU:
RZUT I PIĘTRA
SKALA 1 : 100
nr rys.
S-2
nr strony.