


BUDYNEK D

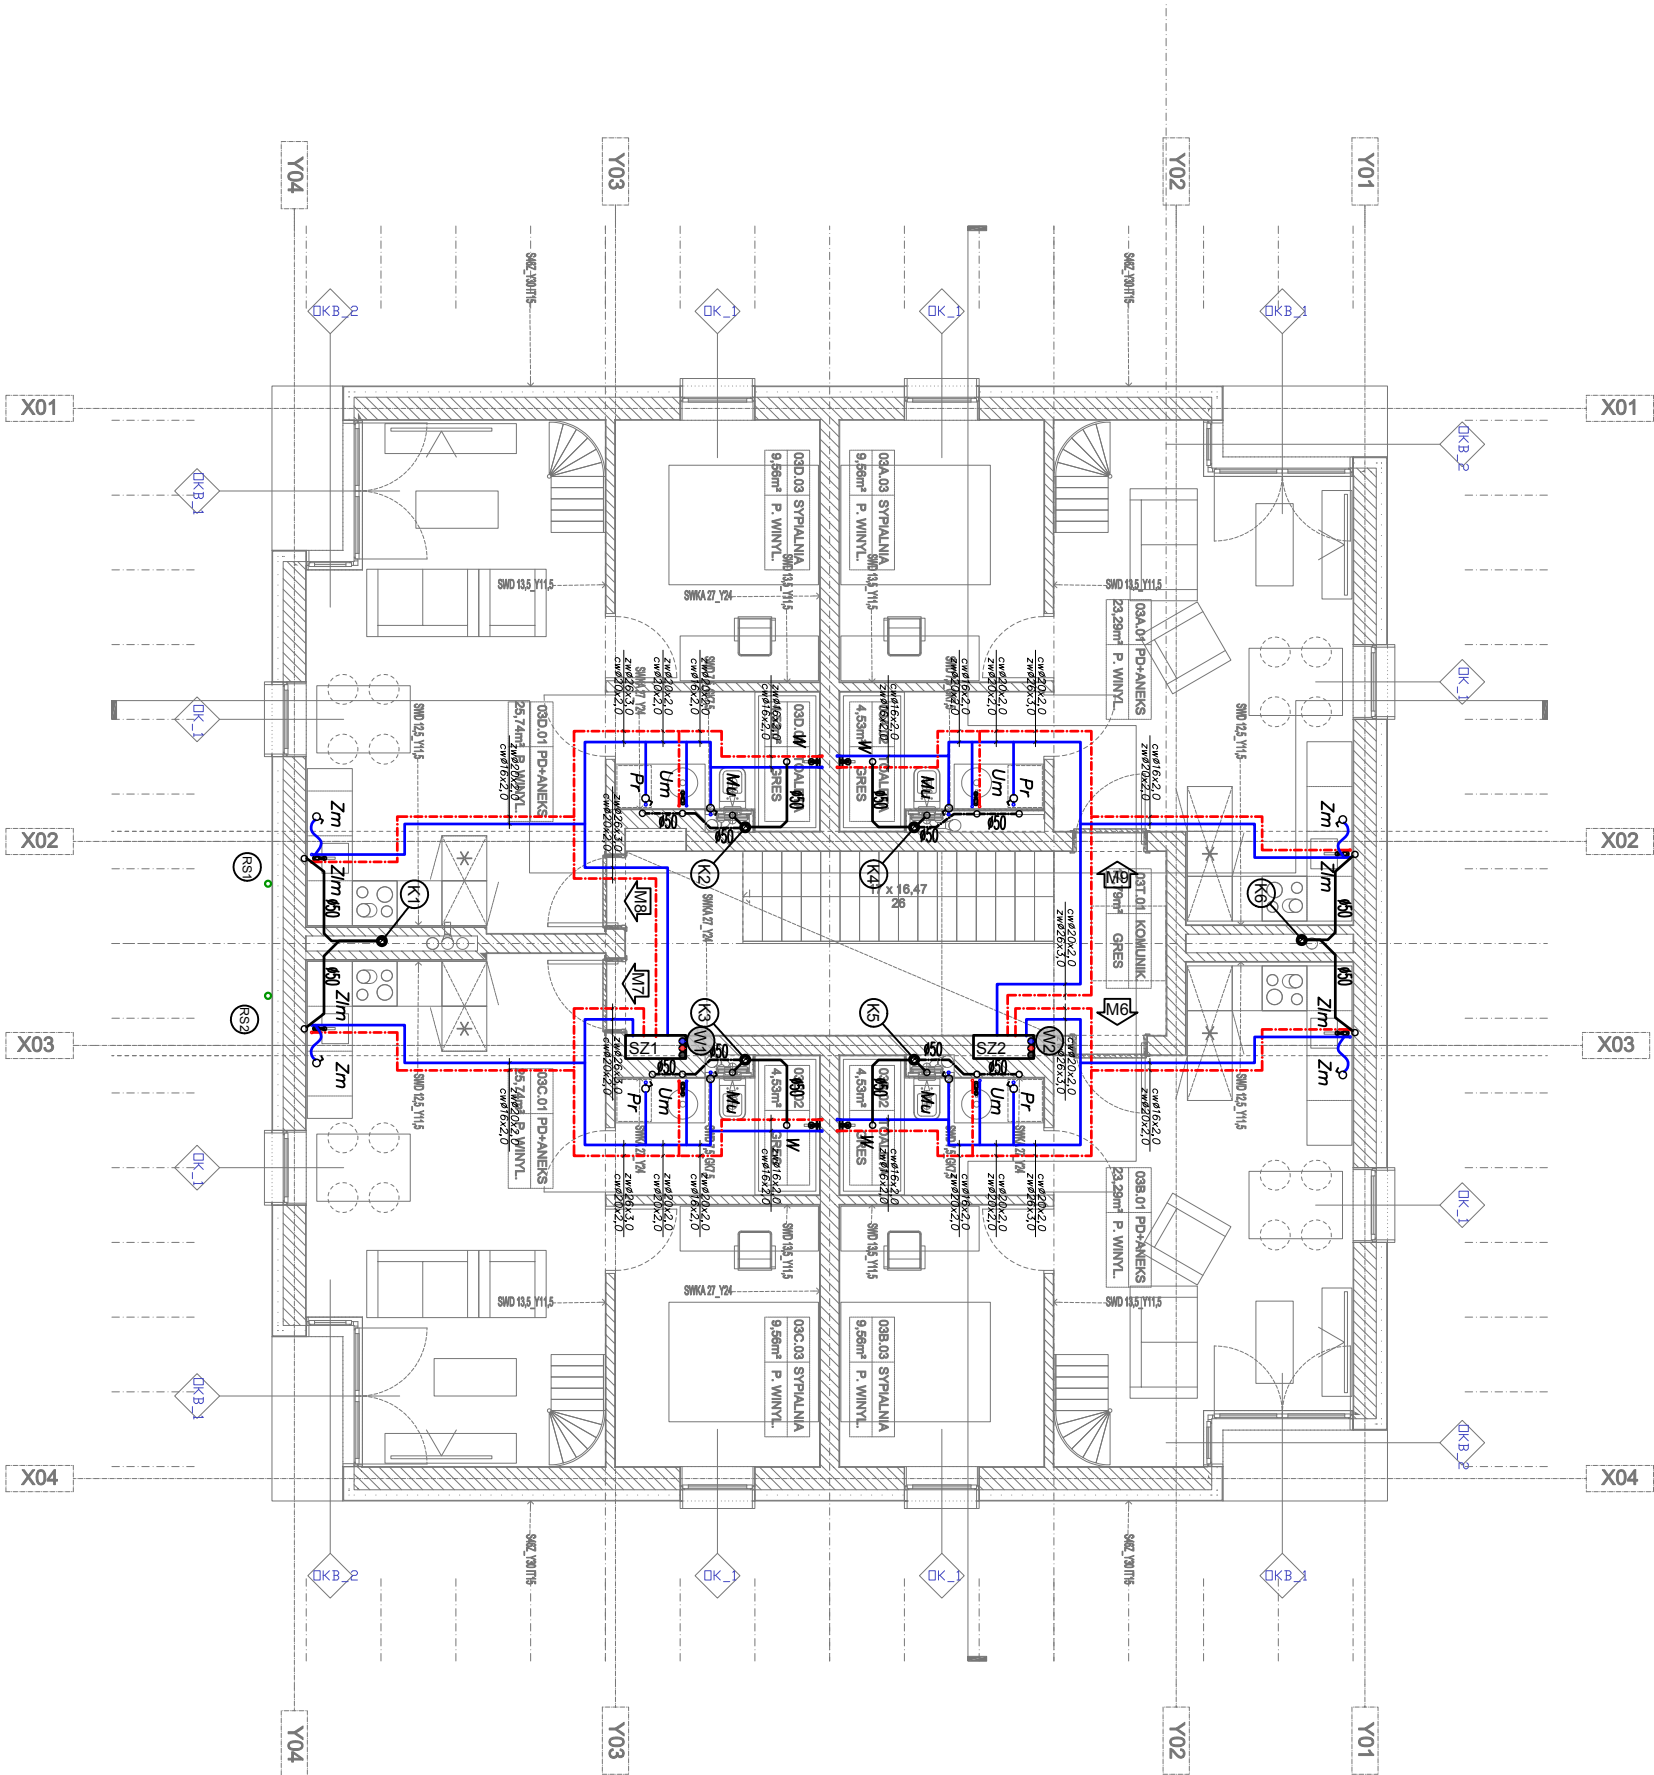

Uwagi i uwagi.

- projektowana instalacja kan. sanitarna pod posadzkowa
- projektowana instalacja kan. sanitarna pod stropem
- projektowana instalacja kan. sanitarna w ściankach
- projektowana instalacja wody zimnej
- projektowana instalacja wody ciepłej
- projektowana instalacja wody cyrkulacyjnej
- projektowany pion wody zimnej, ciepłej, cyrkulacyjnej
- projektowany pion kanalizacji sanitarnej
- rura spustowa salowa Ø100 z dachu budynku
- rura wielowarstwowa PE-Xb/Al/PEHD -woda zimna
- rura wielowarstwowa PE-Xb/Al/PEHD -woda ciepła
- rura wielowarstwowa PE-Xb/Al/PEHD -woda cyrkulacyjna

- Um umywalka
- Mu miska ustępowa
- Zim zimny wodny
- W woda
- Zm zmywarka
- Pr pralka
- Zc zawór czepialny

UWAGI

- 1) INSTALACJĘ ZAPROJEKTOWANO PRZY KONKRETNYM PODZIALE POWIERZCHNI. W PRZYPADKU PODZIAŁU POWIERZCHNI NA INNE NIŻ ZAPOŻYCZONO, W/W INSTALACJĘ NALEŻY DOSTOSOWAĆ DO NOWEJ ARANŻACJI ZGODNIE Z OBOWIĄZUJĄCYMI PRZEPISAMI ORAZ NORMAMI BRANŻOWYMI
- 2) CZĘŚĆ OPISOWA STANOWI INTEGRALNĄ CZĘŚĆ NIEZŁOŻALNEGO OPRACOWANIA INWESTORA. PROJEKT WYKONAWCZY
- 3) PODSTAWA DO WYKONANIA INSTALACJI JEST ZAŁĄCZONY PRZEZ INWESTORA. PROJEKT WYKONAWCZY
- 4) POWYŻSZE DANE NALEŻY TRAKTOWAĆ JAKO WSTĘPNE - MUSZA ONE ZOSTAĆ ZWERYFIKOWANE NA ETAPIE PROJEKTU WYKONAWCZEGO
- 5) DOPUSZCZA SIĘ ZASTOSOWANIE INNYCH MATERIAŁÓW I URZĄDZEŃ PO USTALENIU Z INWESTOREM ORAZ PROJEKTANTEM

INSTALACJA WOD-KAN_BUD.D

NAZWA INWESTYCJI
BUDOWA BUDYNKÓW MIESZKALNYCH WIELORODZINNYCH
NA DZ. NR 7064/4, NR 7064/6 ŻYWIEC, WRAZ Z INFRASTRUKTURĄ TECHNICZNĄ ORAZ ZE ZŁAZDEM Z DZ. NR 5561 PRZY UL. BROWARNEJ W ŻYWCU

INWESTOR
ŻYWIECKIE TOWARZYSTWO BUDOWNICTWA SPOŁECZNEGO SP Z O.O.
UL. ŻAKOWA 14, 34-300 ŻYWIEC

AUTOR
GOWIN/SIUTA
architektura.urbanistyka

BRANŻA
INSTALACJE SANITARNE
PROJEKT BUDOWLANY
DATA
20.03.2018

FAZA
PROJEKTANT
mgr inż. PAWEŁ DERYŁO upr. nr PDK/0115/POOS/08
mgr inż. KRZYSZTOF DRAĞ upr. nr PDK/0163/POOS/05
mgr inż. MICHAŁ BARAN
PODSIS

NAZWA RYSUNKU:
RZUT II PIĘTRA
SKALA 1 : 100
nr rys.
S-3
nr strony.