


BUDYNEK D

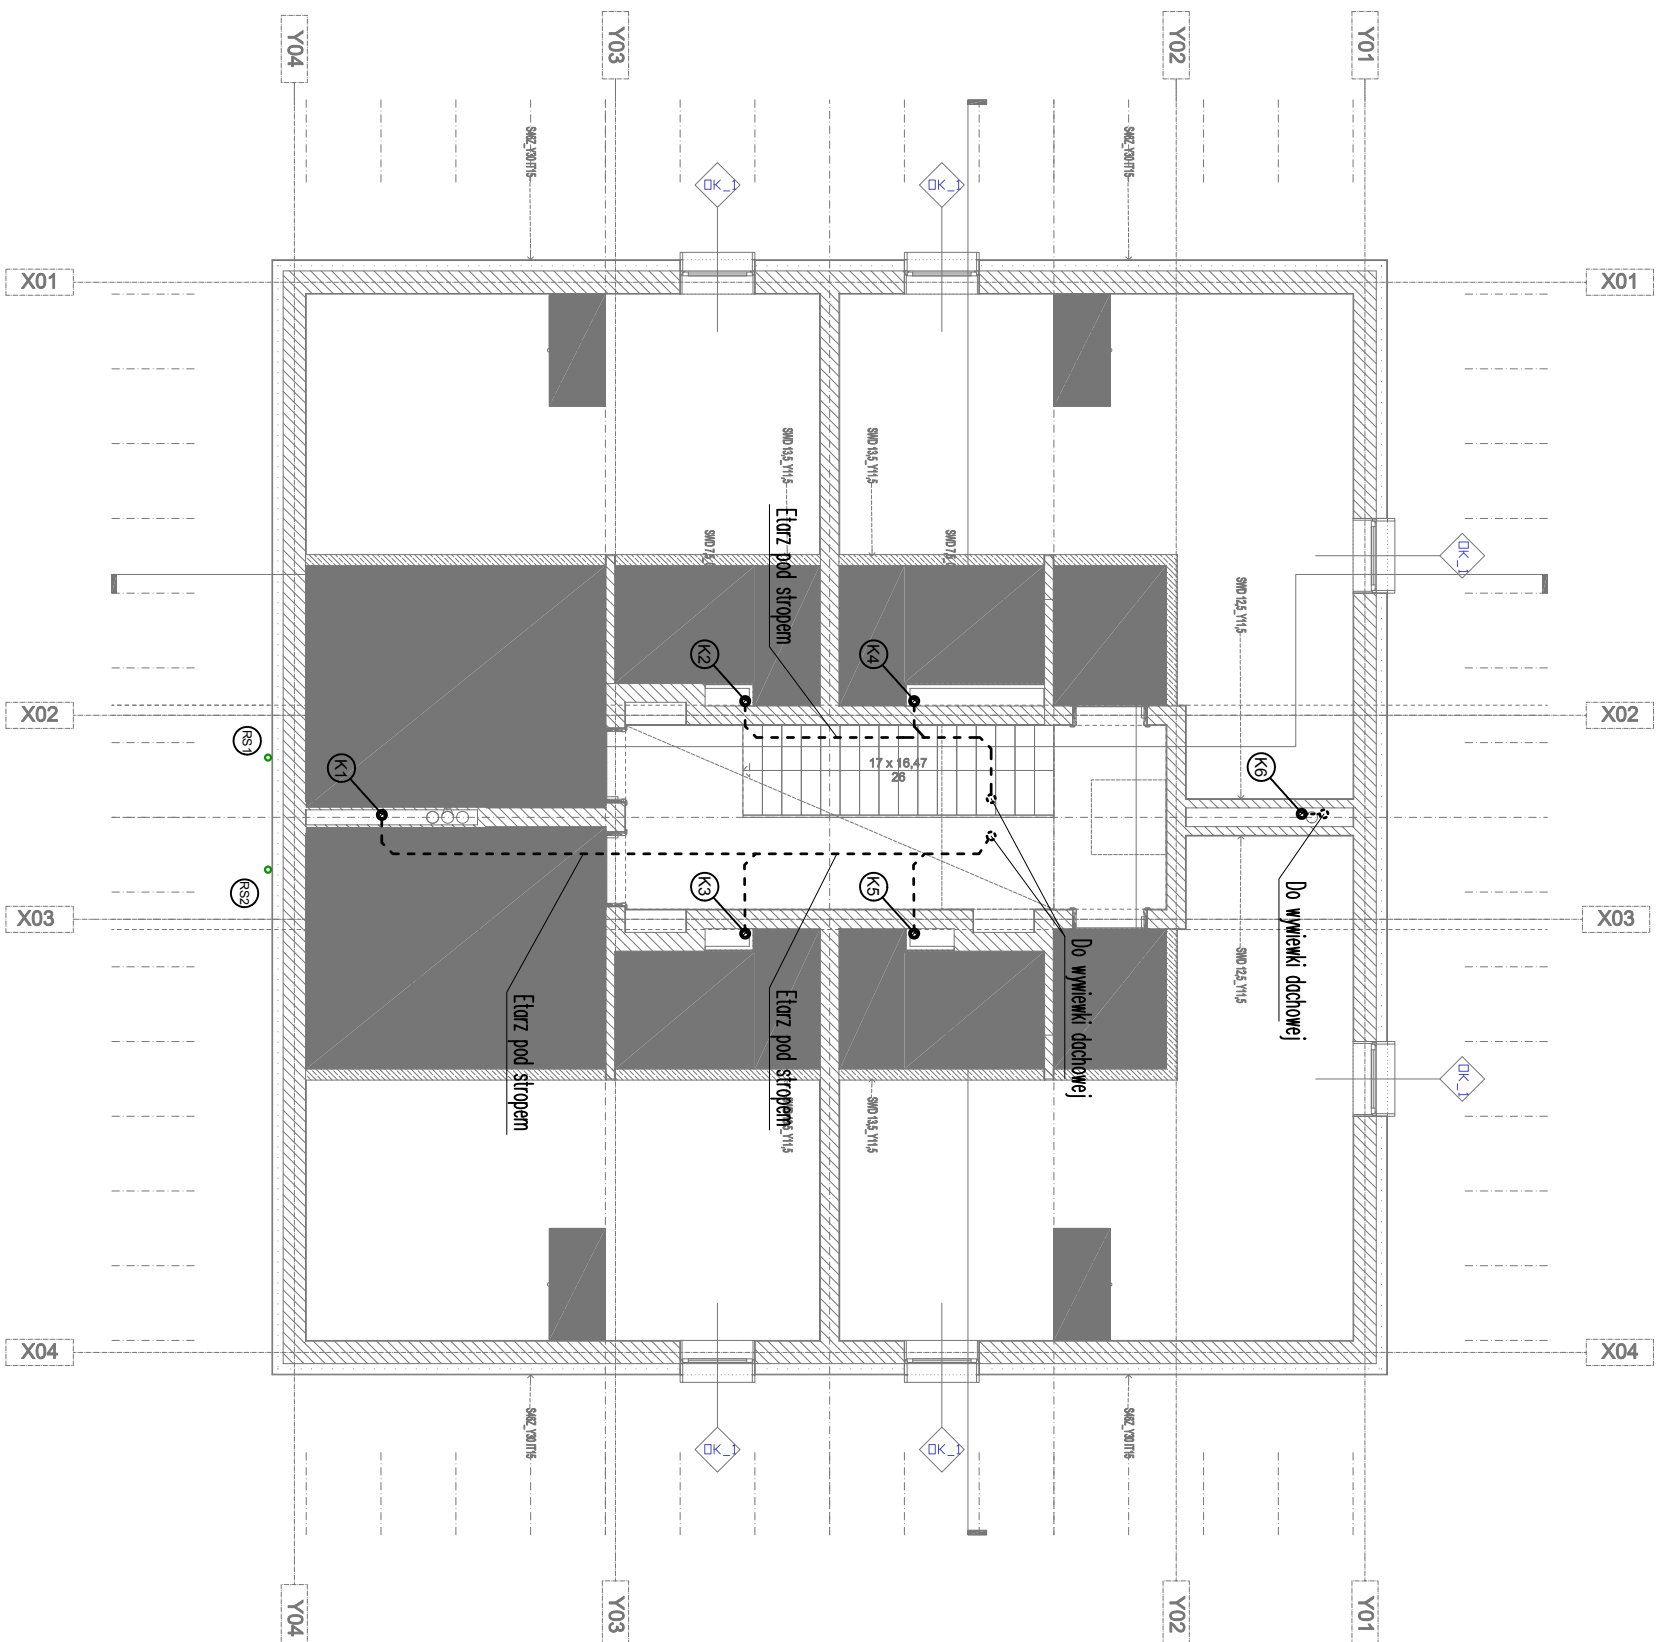

Utyżaszeria.

00020

F8

projektowana instalacja kan. sanitamej pod posadzowa

projektowana instalacje kan. sanitamej pod stropem

projektowana instalacje kan. sanitamej w ściankach

projektowana instalacje wody zimnej

projektowana instalacje wody cieplej

projektowana instalacje wody cyrkulacyjnej

projektowany pion wody zimnej, ciepłej, cyrkulacyjnej

projektowany pion kanalizacji sanitarnej

nura spuszcza salsowa Ø100 z dachu budynku

nura wielowarstwowa PE-Xb/Al/PEHD -woda zimna

nura wielowarstwowa PE-Xb/Al/PEHD -woda ciepła

nura wielowarstwowa PE-Xb/Al/PEHD -woda cyrkulacyjna

Cyrkø 6x2,0

Zm umywalka

Mu miska ustępowa

Zlm zlewozmywak

W wanna

Zm zmywarka

Pr pralka

Zc zawór czerpalny

UWAGI

1) INSTALACJĘ ZAPROJEKTOWANO PRZY KONKRETNYM PODZIALE POWIERZCHNI.
W PRZYPADKU PODZIAŁU POWIERZCHNI NA INNE NIŻ ZAŁOŻONO, W/W
INSTALACJĘ NALEŻY DOSTOSOWAĆ DO NOWEJ ARANŻACJI ZGODNIE Z
OBOWIĄZUJĄCYMI PRZEPISAMI ORAZ NORMAMI BRANŻOWYMI
2) CZĘŚĆ OPISOWA STANOWI INTERBALNĄ CZĘŚĆ NINIEJSZEGO OPRACOWANIA
3) PODSTAWA DO WYKONANIA INSTALACJI JEST ZATWIERDZONY PRZEZ
INWESTORA PROJEKT WYKONAWCZY
4) POWYŻSZE DANE NALEŻY TRAKTOWAĆ JAKO WSTĘPNE - MUSZA ONE ZOSTAĆ
ZWERYFIKOWANE NA ETAPIE PROJEKTU WYKONA WCZESNO
5) DOPUSZCZA SIĘ ZASTOSOWANIE INNYCH MATERIAŁÓW I URZĄDZEŃ PO
USTALENIU Z INWESTOREM ORAZ PROJEKTANTEM

BRAUNZA

FAZA

PROJEKTANT

INWESTOR

AUTOR

INSTALACJE SANITARNE

PROJEKT BUDOWLANY

mgr inż. PAMEL DERYO mgr inż. KRYSZTOF DRAG mgr inż. MICHAŁ BARAN

nr PK0145POOS108 nr PK0163POOS105

UL. ŻAMKOVA 14, 34-300 ŻYWIEC

ŻYWKIECKIE TOWARZYSTWO BUDOWNICTWA SPOŁECZNEGO SP Z O.O.

DATA

20.03.2018

nr strony.

INSTALACJA WOD-KAN_BUD.D

NAMA INVESTICJI

BUDOWA BUDYNKÓW MIESZKALNYCH WIELORODZINNYCH

NA DZ. NR 7064/4, NR 7064/6 ŻYWIEC, WRĄZ Z INFRASTRUKTURĄ TECHNICZNĄ ORAZ ZE ZIAZDEM Z DZ. NR 5561 PRZY UL. BROWARNEJ W ŻYWCU

NAMA RYSUNKU:

RZUT ANTRESOLI

SKALA 1 : 100

nr rys.

S4