
 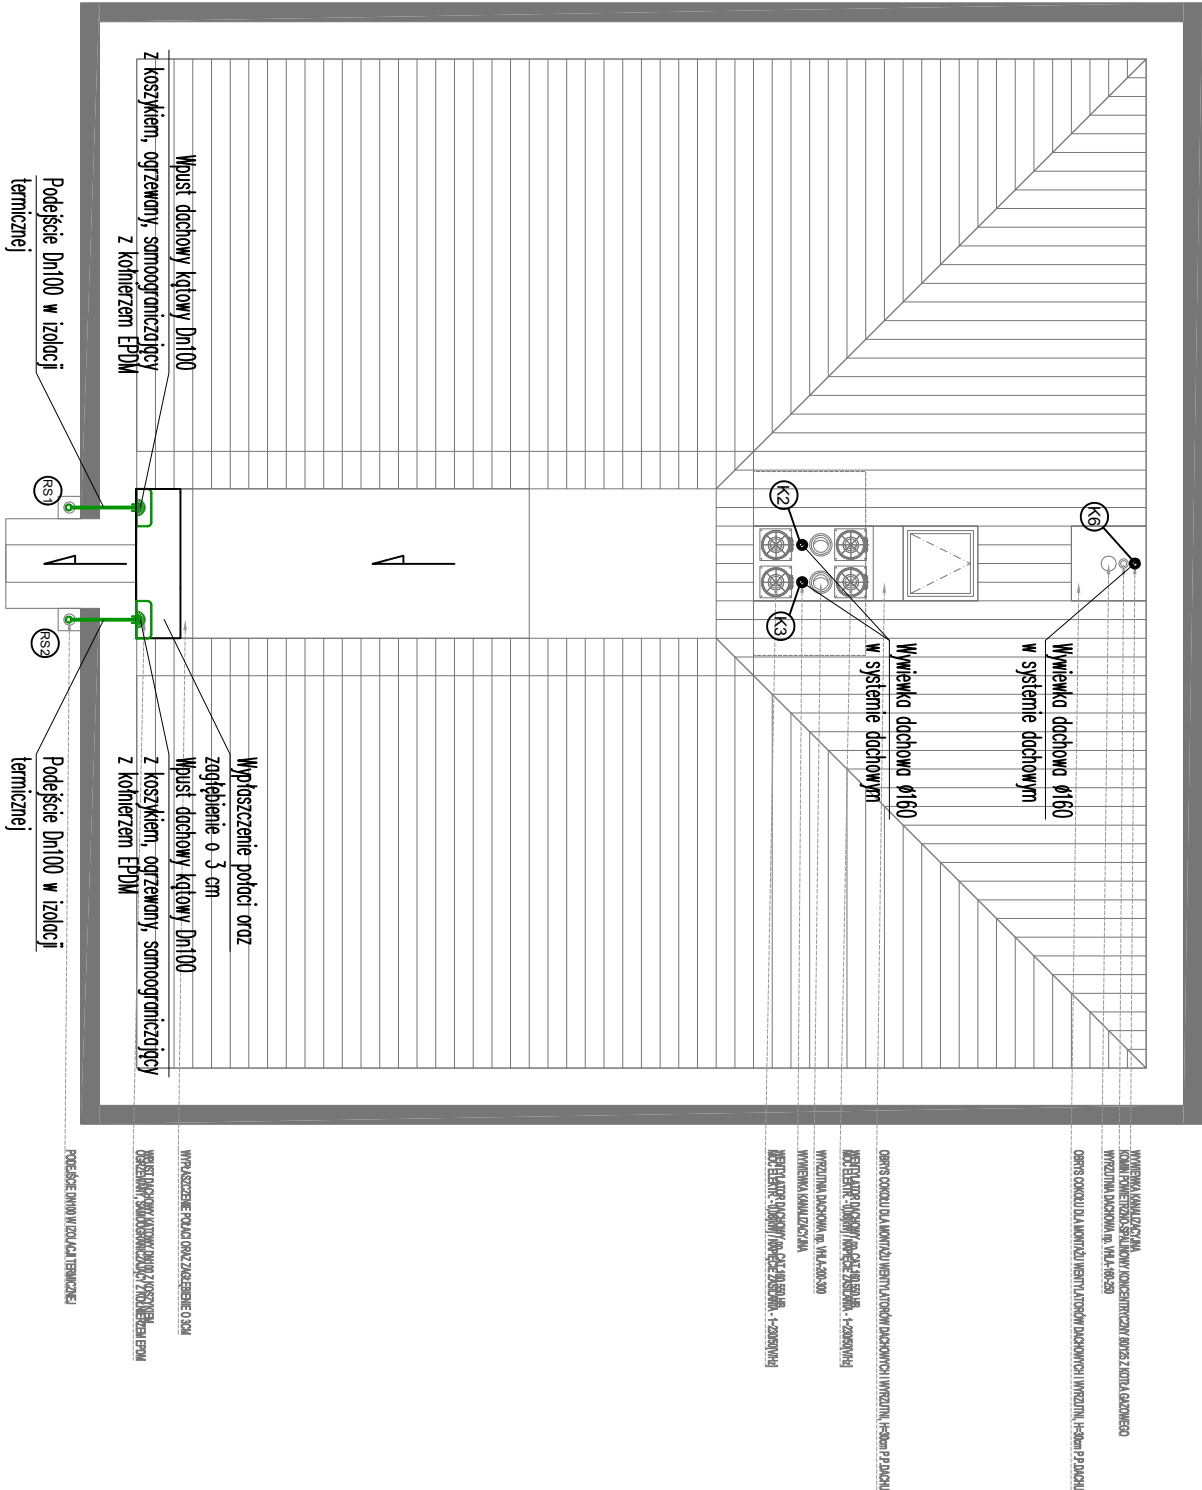
 
 
 


BUDYNEK D



Utyśnienie.

-  projektowana instalacja kan. sanitarniej pod posadzkowa
-  projektowana instalacja kan. sanitarniej pod stropem
-  projektowana instalacja kan. sanitarniej w ściankach
-  projektowana instalacja wody zimnej
-  projektowana instalacja wody ciepłej
-  projektowana instalacja wody cyrkulacyjnej
-  projektowany pion wody zimnej, ciepłej, cyrkulacyjnej
-  projektowany pion kanalizacji sanitarnej
-  rura spustowa salowa Ø100 z dachu budynku
-  rura wielowarstwowa PE-Xb/Al/PEHD -woda zimna
-  rura wielowarstwowa PE-Xb/Al/PEHD -woda ciepła
-  rura wielowarstwowa PE-Xb/Al/PEHD -woda cyrkulacyjna

UWAGI

1) INSTALACJĘ ZAPROJEKTOWANO PRZY KONKRETNYM PODZIALE POWIERZCHNI. W PRZYPADKU PODZIAŁU POWIERZCHNI NA INNE NIŻ ZAŁOŻONO, W/W INSTALACJĘ NALEŻY DOSTOSOWAĆ DO NOWEJ ARANŻACJI ZGODNIE Z OBOWIĄZUJĄCYMI PRZEPISAMI ORAZ NORMAMI BRANŻOWYMI

2) CZĘŚĆ OPISOWA STANOWI INTEGRALNĄ CZĘŚĆ NIŻSZEJ OPERACOWANIA

3) PODSTAWA DO WYKONANIA INSTALACJI JEST ZA WIERDZONY PRZEZ INWESTORA PROJEKT WYKONAWCZY

4) POWYŻSZE DANE NALEŻY TRAKTOWAĆ JAKO WSTĘPNE - MUSZA ONE ZOSTAĆ ZWERYFIKOWANE NA ETAPIE PROJEKTU WYKONAWCZEGO

5) DOPUSZCZA SIĘ ZASTOSOWANIE INNYCH MATERIAŁÓW I URZĄDZEŃ PO USTALENIU Z INWESTOREM ORAZ PROJEKTANTEM

INSTALACJA WOD-KAN_BUD.D

NAZWA INWESTYCJI BUDOWA BUDYNKÓW MIESZKALNYCH WIELODRODZINNYCH NA DZ. NR 7064/4, NR 7064/6 ŻYWIEC, WRAZ Z INFRASTRUKTURĄ TECHNICZNĄ ORAZ ZE ZŁAZDEM Z DZ. NR 5561 PRZY UL. BROWARNEJ W ŻYWCU			INWESTOR ŻYWIECKIE TOWARZYSTWO BUDOWNICTWA SPOŁECZNEGO SP Z O.O. UL. ŻAKOWA 14, 34-300 ŻYWIEC		
AUTOR GOWIN/SIUTA architektura.urbanistyka			DATA 20.03.2018		
BRANŻA INSTALACJE SANITARNE			PROJEKT BUDOWLANY		
FAZA PROJEKTANT mgr inż. PAWEŁ DERYŁO upr. nr PDK/0115/P00S/08 mgr inż. KRZYSZTOF DRAĞ upr. nr PDK/0163/P00S/05 mgr inż. MICHAŁ BARAN			PODPIS		
NAZWA RYSUNKU: RZUT DACHU SKALA 1 : 100			nr rys. S-5		
			nr strony.		