


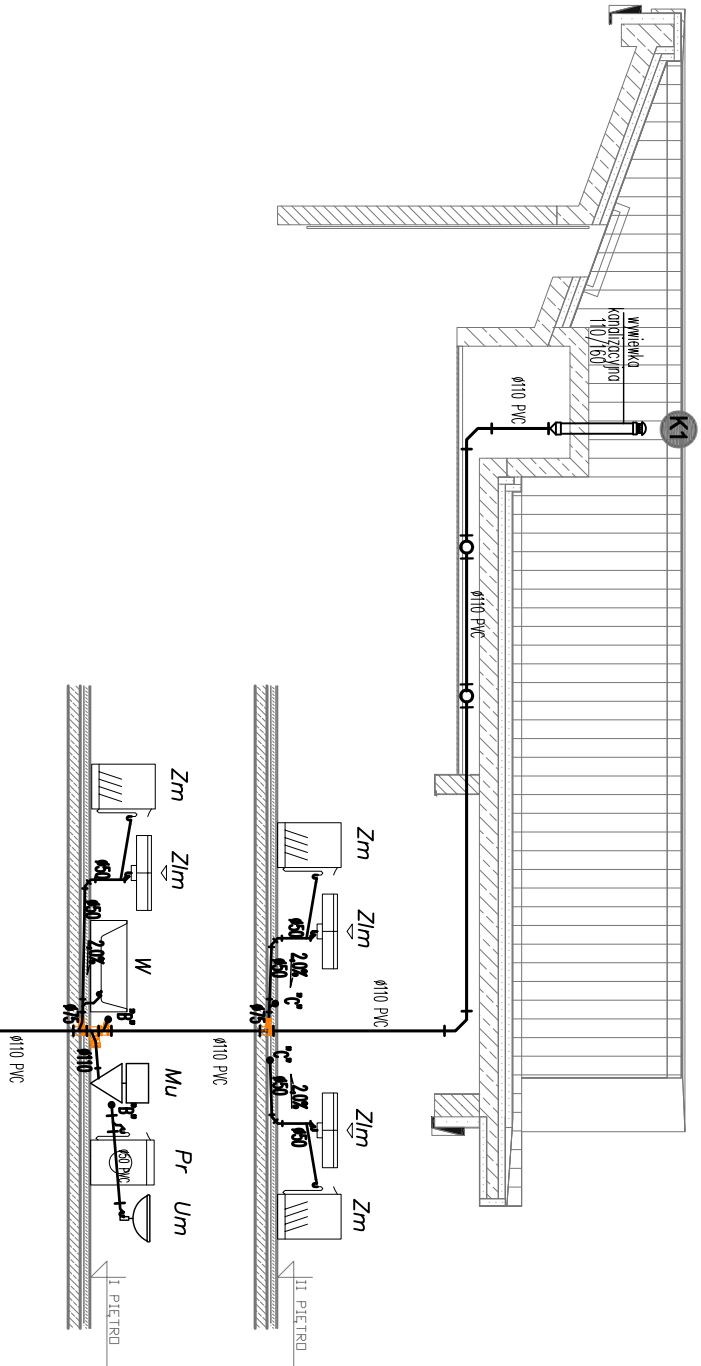

Węzeł	S	1.0	2.0	3.0	4.0	5.0	6.0	K1
Rz. posadzki/ter. proj. [m.n.p.m.]	363,30	363,38	363,40	363,40	363,40	363,40	363,40	363,40
Rzędna dno rury [m.n.p.m.]	362,14	362,20	362,22	362,28	362,28	362,31	362,31	362,40
Zagłębienie [m]	1,16	1,18	1,18	1,12	1,12	1,09	1,09	1,00
Odległość [m]	0,00	3,66	5,49	8,81	9,14	11,07	11,40	17,03
Materiał, Średnica Spodek [%]	Ø160x4,7 PCV SN8 i = 1,50%							
Długość [m]	17,03							

Legenda

- Ø110 PVC F=2% projektowana instalacja kan. sanitarna pod posadzką
- projektowana instalacja kan. sanitarnej pod stropem
- projektowana instalacja kan. sanitarnej w ściankach
- projektowana instalacja wody zimnej
- projektowana instalacja wody ciepłej
- projektowana instalacja wody cyrkulacyjnej
- projektowany pion wody zimnej, ciepłej, cyrkulacyjnej
- projektowany pion kanalizacji sanitarnej
- rura spustowa salowa Ø100 z dachu budynku
- RS1 projektowana rura wielowarstwowa PE-Xb/Al/PEHD -woda zimna
- RS2 projektowana rura wielowarstwowa PE-Xb/Al/PEHD -woda ciepła
- RS3 projektowana rura wielowarstwowa PE-Xb/Al/PEHD -woda cyrkulacyjna

- Um umywalka
- Mu miska ustępową
- Zim zlewozmywak
- W wanna
- Zm zmywarka
- Pr palnica
- Zc zawór czepialny

UWAGI

1) INSTALACJĘ ZAPROJEKTOWANO PRZY KONKRETNYM PODZIALE POWIERZCHNI. W PRZYPADKU PODZIAŁU POWIERZCHNI NA INNE NIŻ ZAŁOŻONO, W/W INSTALACJĘ NALEŻY DOSTOSOWAĆ DO NOWEJ ARANŻACJI ZGODNIE Z OBOWIĄZUJĄCYMI PRZEPISAMI ORAZ NORMAMI BRANŻOWYMI

2) CZĘŚĆ OPISOWA STANOWI INTEGRALNĄ CZĘŚĆ NIŻSZEJ OPERACJI

3) PODSTAWA DO WYKONANIA INSTALACJI JEST ZA WIERZDZONY PRZEZ INWESTORA PROJEKT WYKONAWCZY

4) POWYŻSZE DANE NALEŻY TRAKTOWAĆ JAKO WSTĘPNE - MUSZA ONE ZOSTAĆ ZWERYFIKOWANE NA ETAPIE PROJEKTU WYKONAWCZEGO

5) DOPUSZCZA SIĘ ZASTOSOWANIE INNYCH MATERIAŁÓW I URZĄDZEŃ PO USTALENIU Z INWESTOREM ORAZ PROJEKTANTEM

INSTALACJA WOD-KAN_BUD.D

NAZWA INWESTYCJI BUDOWA BUDYNKÓW MIESZKALNYCH WIELODRODZINNYCH NA DZ. NR 7064/4, NR 7064/6 ŻYWIEC, WRAZ Z INFRASTRUKTURĄ TECHNICZNĄ ORAZ ZE ZŁAZDEM Z DZ. NR 5561 PRZY UL. BROWARNEJ W ŻYWCU			INWESTOR ŻYWIECKIE TOWARZYSTWO BUDOWNICTWA SPOŁECZNEGO SP Z O.O. UL. ŻAKOWA 14, 34-300 ŻYWIEC		
AUTOR GOWIN/SIUTA architektura,urbanistyka			AUTOR GOWIN/SIUTA architektura,urbanistyka		
BRANŻA INSTALACJE SANITARNE PROJEKT BUDOWLANY			BRANŻA INSTALACJE SANITARNE PROJEKT BUDOWLANY		
FAZA PROJEKTANT mgr inż. PAWEŁ DERYŁO upr. nr PDK/0115/P00S/08 mgr inż. KRZYSZTOF DRAĞ upr. nr PDK/0163/P00S/05 mgr inż. MICHAŁ BARAN			FAZA PROJEKTANT mgr inż. PAWEŁ DERYŁO upr. nr PDK/0115/P00S/08 mgr inż. KRZYSZTOF DRAĞ upr. nr PDK/0163/P00S/05 mgr inż. MICHAŁ BARAN		
NAZWA RYSUNKU: ROZWINIĘCIE CIĄGU GŁÓWNEGO KAN. SANITARNEJ - BUDYNEK D SKALA 1 : 100			NAZWA RYSUNKU: ROZWINIĘCIE CIĄGU GŁÓWNEGO KAN. SANITARNEJ - BUDYNEK D SKALA 1 : 100		
nr rys.			nr rys.		
S-7			S-7		
nr strony.			nr strony.		
20.03.2018			20.03.2018		