


BUDYNEK D

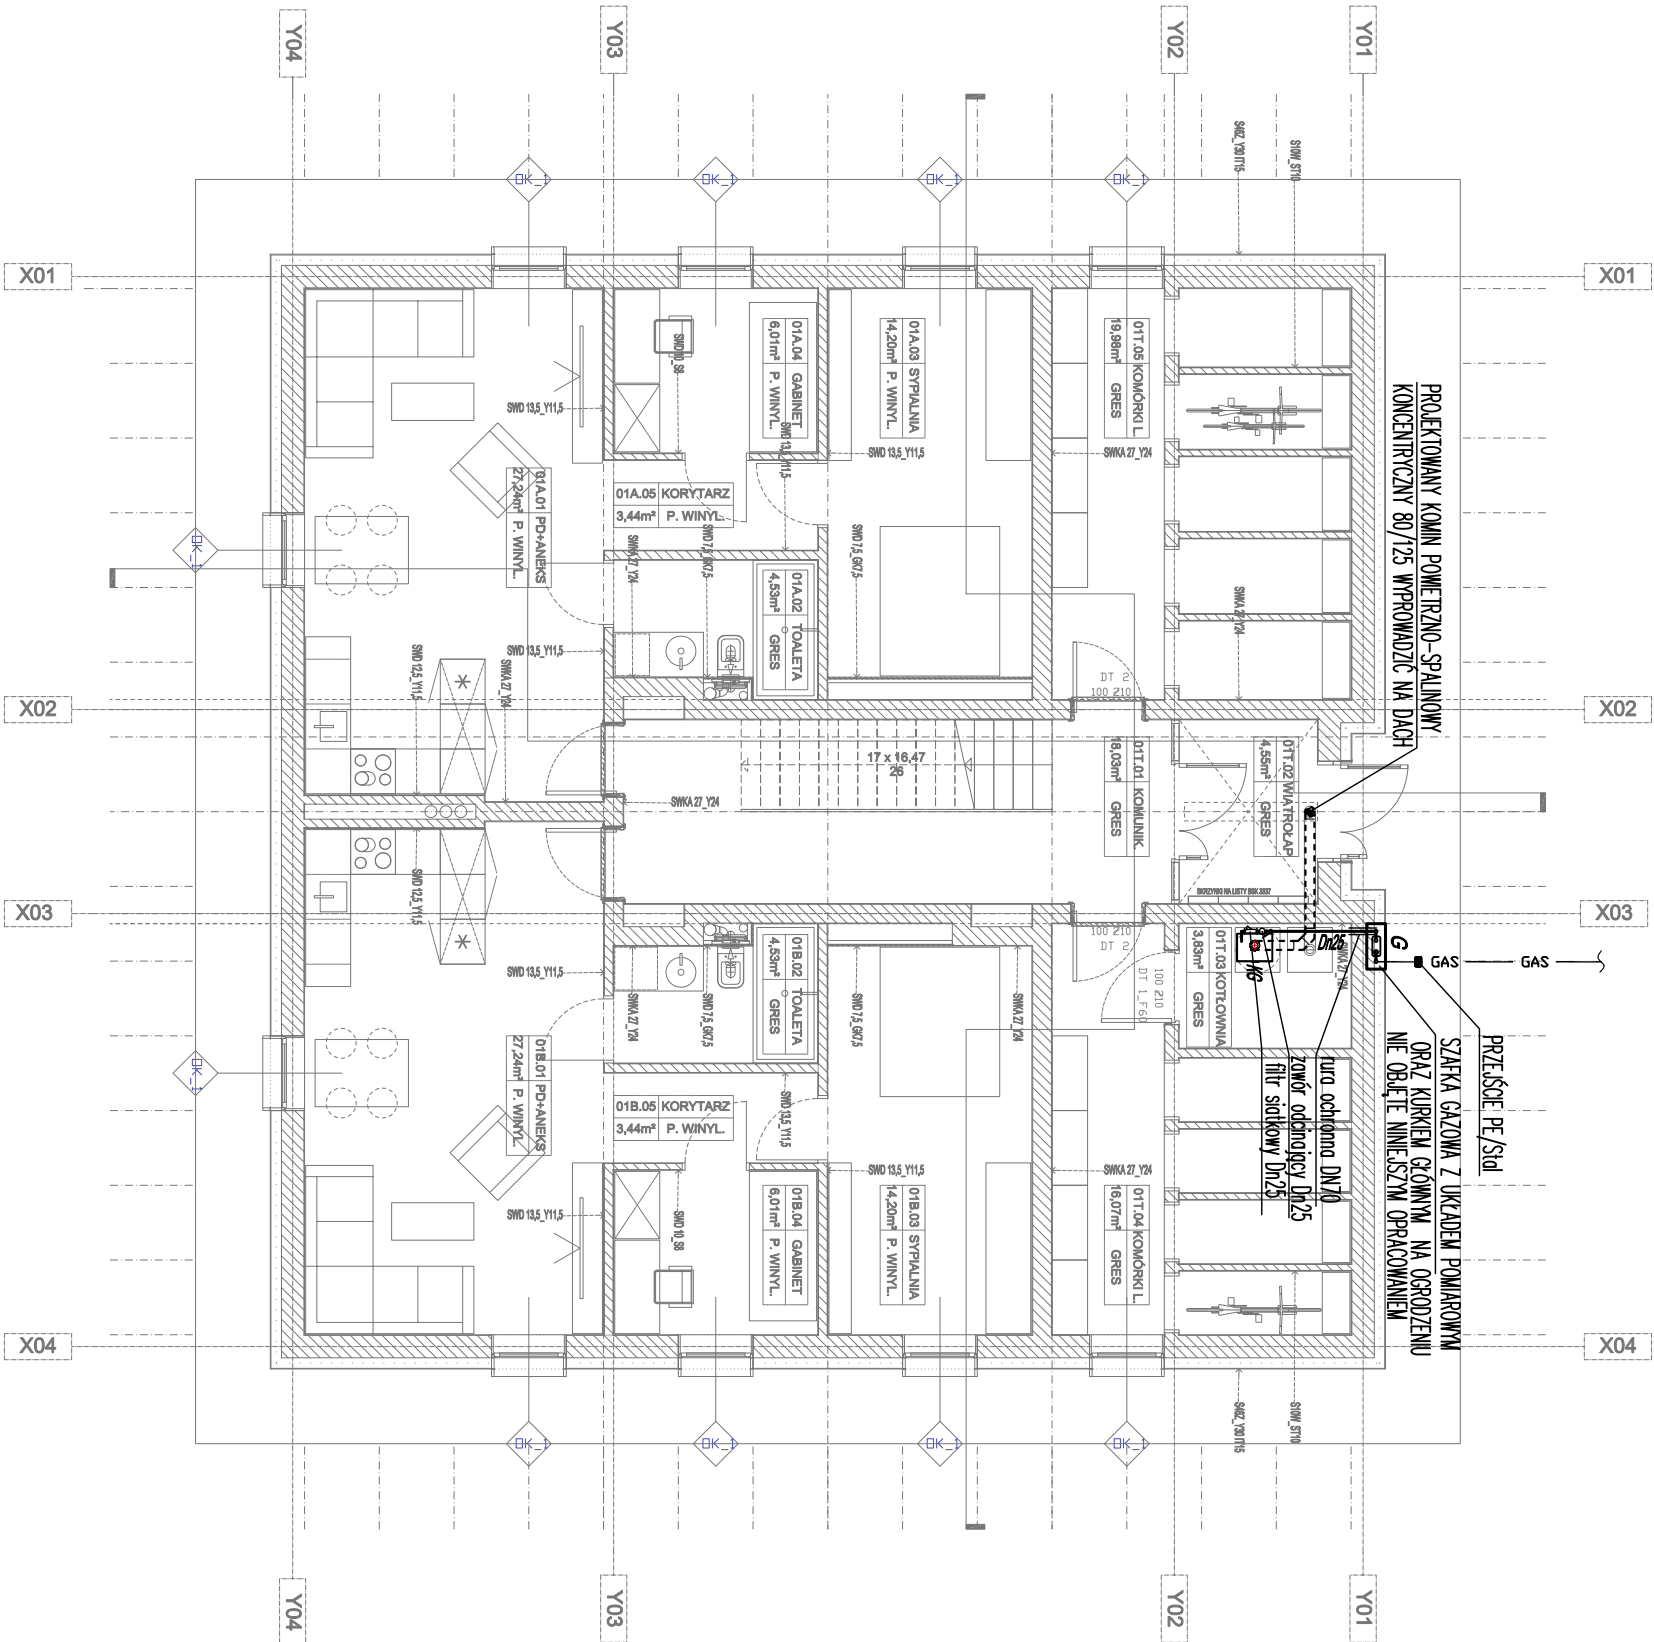

Objaśnienia:

- projektowana wewnętrzna instalacja gazowa
- projektowany przyłącz gazowy (wg odrębnego opracowania)
- szafka gazowa z kurkiem głównym i układem redukcyjno-pomiarowym (wg odrębnego oprac.)
- kocioł gazowy kondensacyjny o mocy do 60kW Q=5,95m³/h

Uwaga: Szafkę gazową oraz projekt przyłączy należy uzgodnić z dostawcą gazu

UWAGI

- 1) INSTALACJĘ ZAPROJEKTOWANO PRZY KONKRETNYM PODZIALE POWIERZCHNI. W PRZYPADKU PODZIAŁU POWIERZCHNI NA INNE NIŻ ZAŁOŻONO, W/W INSTALACJĘ NALEŻY DOSTOSOWAĆ DO NOWEJ ARANŻACJI ZGODNIE Z OBOWIĄZUJĄCYMI PRZEPISAMI ORAZ NORMAMI BRANŻOWYMI
- 2) CZĘŚĆ OPISOWĄ STANOWI INTEGRALNĄ CZĘŚĆ NIWIERSZEGO OPRACOWANIA
- 3) PODSTAWĄ DO WYKONANIA INSTALACJI JEST ZAŁ. WIERDZONY PRZEZ INWESTORA PROJEKT WYKONAWCZY
- 4) POWYŻSZE DANE NALEŻY TRAKTOWAĆ JAKO WSTĘPNE - MUSZA ONE ZOSTAĆ ZWERYFIKOWANE NA ETAPIE PROJEKTU WYKONAWCZEGO
- 5) DOPUSZCZA SIĘ ZASTOSOWANIE INNYCH MATERIAŁÓW I URZĄDZEŃ PO USTALENIU Z INWESTOREM ORAZ PROJEKTANTEM

INSTALACJA GAZOWA_BUD.D

NAZWA INWESTYCJI BUDOWA BUDYNKÓW MIESZKALNYCH WIELORODZINNYCH NA DZ. NR 7064/4, NR 7064/6 ŻYWIEC, WRAZ Z INFRASTRUKTURĄ TECHNICZNĄ ORAZ ZE ZŁAZDEM Z DZ. NR 5561 PRZY UL. BROWARNEJ W ŻYWCU			INWESTOR ŻYWIECKIE TOWARZYSTWO BUDOWNICTWA SPOŁECZNEGO SP Z O.O. UL. ŻAKOWIA 14, 34-300 ŻYWIEC		
AUTOR GOWIN/SIUTA architektura.urbanisty/ka			AUTOR		
BRANŻA INSTALACJE SANITARNE PROJEKT BUDOWLANY			DATA 20.03.2018		
FAZA PROJEKTANT mgr inż. PAMEŁ DERYŁO upr. nr PDK/0115/POOS/08 mgr inż. KRZYSZTOF DRAĞ upr. nr PDK/0163/POOS/05 mgr inż. MICHAŁ BARAN			PODSIS		
NAZWA RYSUNKU: RZUT PARTERU SKALA 1 : 100			nr rys. S-8 nr strony.		