


BUDYNEK D

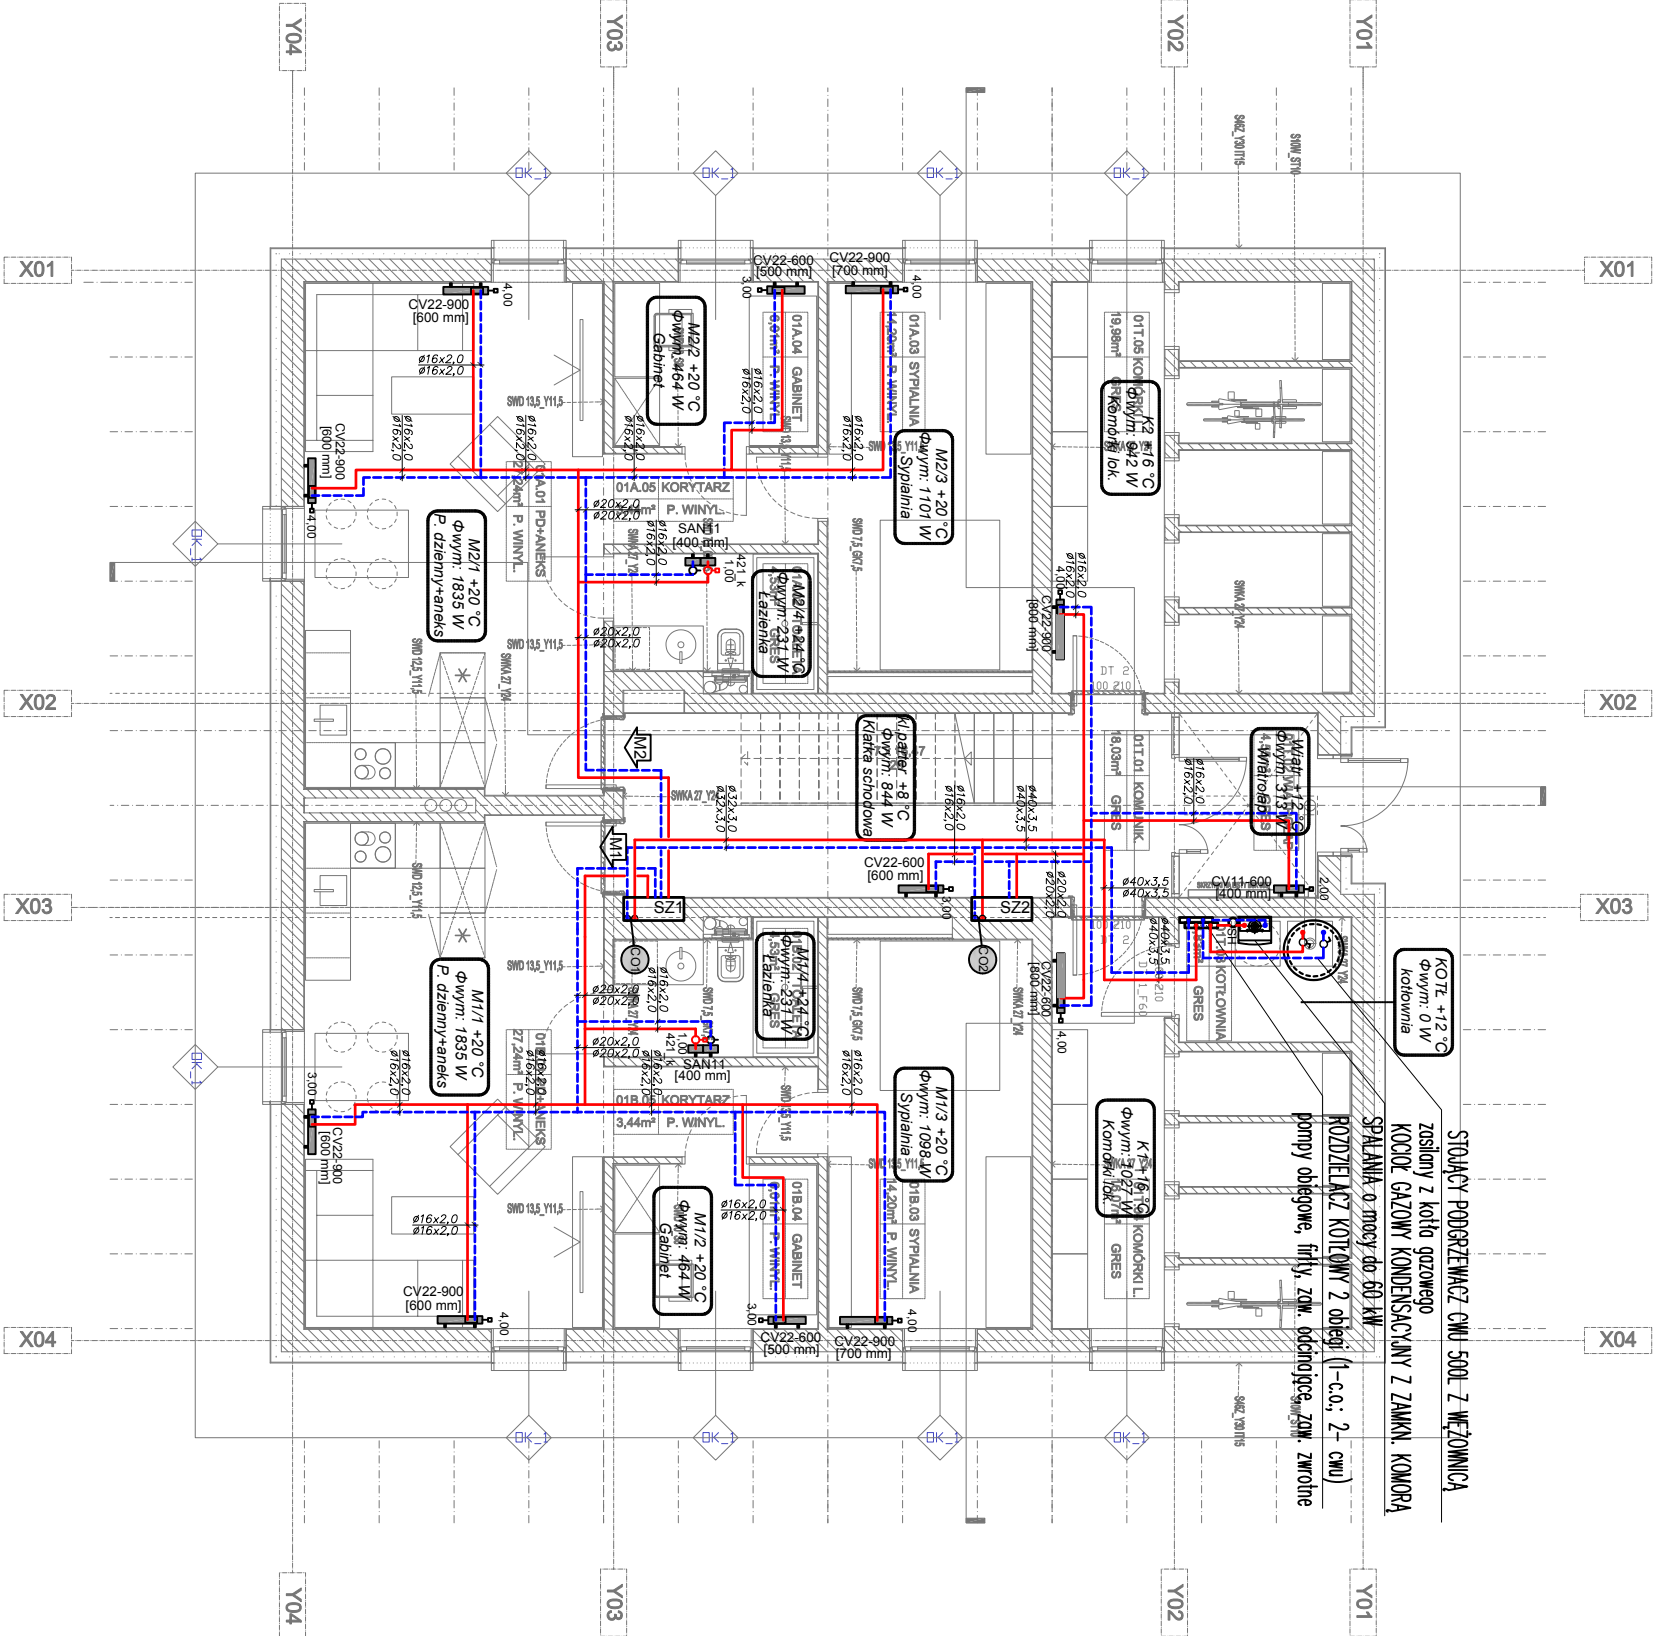

Uwaga:

- 0,3 +16 °C
Φwyt.: 494 W

Projektowane obciążenie ciepłe pomieszczenia
nr pomieszczenia/projektowana temp./wymagana moc

projektowana instalacja C.O. BUD.G. - zasilanie
projektowana instalacja C.O. BUD.G. - powrót

grzejnik Pumo Sanibroni A (bateriowy) lub inny równoważny
grzejnik Pumo Ventil Compact lub inny równoważny
- SAAT 1 (750 mm)
CV2-is-600 (900 mm)
opis grzejnika typ/wys./długość
CV2-is-600 (900 mm)
opis grzejnika typ/wys./długość

grzejnik Pumo Ventil Compact lub inny równoważny
- plan instalacji C.O. (zasilanie, powrót)

UWAGA:

Przewody prowadzić w warstwach posadzki w izolacji termicznej z pianki polietylenowej grubości min. 5mm

UWAGI

- 1) INSTALACJĘ ZAPROJEKTOWANO PRZY KONKRETNYM PODZIALE POWIERZCHNI. W PRZYPADKU PODZIAŁU POWIERZCHNI NA INNE NIŻ ZALICZONO, W/W INSTALACJĘ NALEŻY DOSTOSOWAĆ DO NOWEJ ARANŻACJI ZGODNIE Z OBOWIĄZUJĄCYMI PRZEPISAMI ORAZ NORMAMI BRANŻOWYMI
- 2) CZĘŚĆ OPISOWA STANOWI INTEGRALNĄ CZĘŚĆ NIŻSZEJ OPERACJI
- 3) PODSTAWĄ DO WYKONANIA INSTALACJI JEST ZA WIERZDZONY PRZEZ INWESTORA PROJEKT WYKONAWCZY
- 4) POWYŻSZE DANE NALEŻY TRAKTOWAĆ JAKO WSTĘPNE - MUSZA ONE ZOSTAĆ ZWERYFIKOWANE NA ETAPIE PROJEKTU WYKONAWCZEGO
- 5) DOPUSZCZA SIĘ ZASTOSOWANIE INNYCH MATERIAŁÓW I URZĄDZEŃ PO USTALENIU Z INWESTOREM ORAZ PROJEKTANTEM

INSTALACJA C.O. BUD.D.

NAZWA INWESTYCJI
BUDOWA BUDYNKÓW MIESZKALNYCH WIELORODZINNYCH
NA DZ. NR 7064/4, NR 7064/6 ŻYWIEC, WRAZ Z INFRASTRUKTURĄ TECHNICZNĄ ORAZ ZE ZŁĄCZEM Z DZ. NR 5561 PRZY UL. BROWARNEJ W ŻYWCU

INWESTOR
ŻYWIECKIE TOWARZYSTWO BUDOWNICTWA SPOŁECZNEGO SP Z O.O.
UL. ŻAKOWA 14, 34-300 ŻYWIEC

AUTOR
GOWIN/SIUTA
architektura.urbanistyka

BRANŻA
INSTALACJE SANITARNE
PROJEKT BUDOWLANY
DATA
20.03.2018

FAZA
PROJEKTANT
mgr inż. PAWEŁ DERYŁO upr. nr PDK/0115/POOS/08
mgr inż. KRZYSZTOF DRAĞ upr. nr PDK/0163/POOS/05
mgr inż. MICHAŁ BARAN
PODSIS

NAZWA RYSUNKU:
RZUT PARTERU
SKALA 1 : 100
nr.rys.
S-9
nr.ściwy.