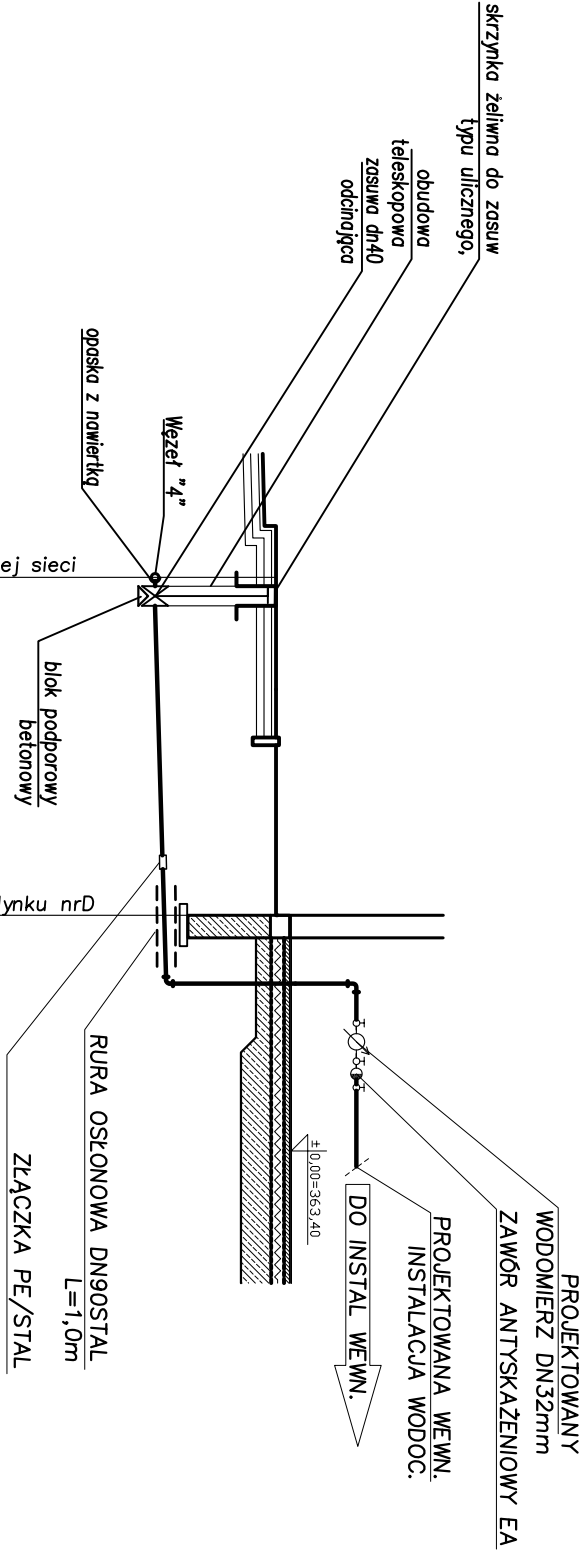


poziom por. 355,00 m n.p.m.		Włączenie do projektowanej sieci wodociągowej Ø110 PE	
Węzeł	4"	BUD	
Rz. posadzki/ter. proj.	[m.n.p.m.]	363,30	363,35
Rzędna dna rury	[m.n.p.m.]	361,70	361,87
Zagłębienie [m]		1,60	1,48
Odległość [m]		0,00	4,47
Materiał, Średnica Spadek [%]	PE 50x4,6 SDR 11 PE100 PN16, i=2,9%		
Długość [m]	4,47		

PRZYŁĄCZ WOD-KAN - BUD.D

NAZWA INWESTYCJI BUDOWA BUDYNKÓW MIESZKALNYCH WIELORODZINNYCH NA DZ. NR 7064/4, NR 7064/6 ŻYWIEC, WRAZ Z INFRASTRUKTURĄ TECHNICZNĄ ORAZ ZE ZJAZDEM Z DZ. NR 5561 PRZY UL. BROWARNEJ W ŻYWCU		INWESTOR ŻYWIECKIE TOWARZYSTWO BUDOWNICTWA SPOŁECZNEGO SP Z O.O. UL. ZAMKOWA 14, 34-500 ŻYWIEC	
AUTOR		GOWIN/SIUTA architektura.urbanistyka	
BRANŻA	INSTALACJE SANITARNE	DATA 20.03.2018	
FAZA	PROJEKT BUDOWLANY	PODPIS	
PROJEKTANT mgr inż. PAWEŁ DERYŁO upr. nr PDK0163POOS/08 mgr inż. KRZYSZTOF DRĄG upr. nr PDK0163POOS/05 mgr inż. MICHAŁ BARAN		nr rys. S-2	
NAZWA RYSUNKU: PROFIL PRZYŁĄCZA WODY SKALA 1 : 100		nr strony.	