


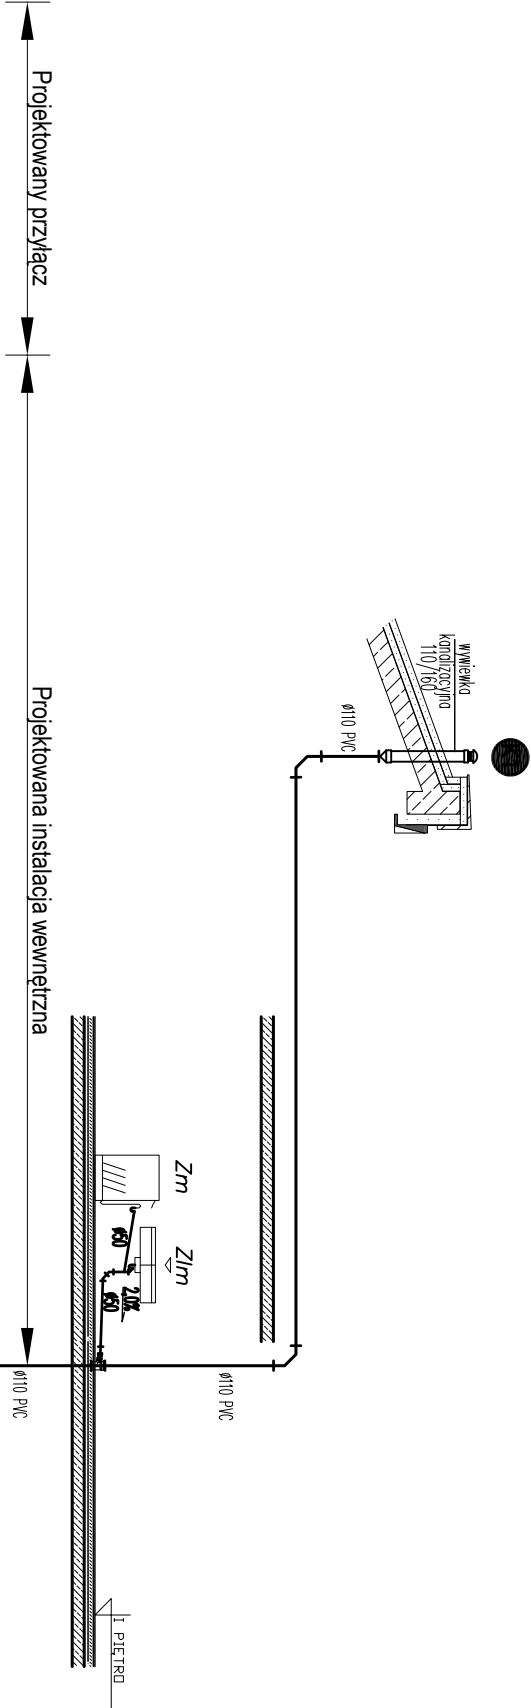

poziom por. 355,00 m n.p.m.		Projekt. studzienka inspekcyjna kan. sanitarnej Ø1000 bet. z włazem zeliwnym typu ciężkiego	
Węzeł	K2	1.0	K1
Rz. posadzki/ter. proj. [m.n.p.m.]	362,30	362,28	362,60
Rzędna dna rury [m.n.p.m.]	361,03	361,10	361,30
Zagłębienie [m]	1,77	1,18	1,30
Odległość [m]	0,00	4,67	18,04
Materiał Średnica Spadek [%]	Ø160x4,7 PCV SN8 i = 1,50%		
Długość [m]	18,04		

PRZYŁĄCZ WOD-KAN - BUD.H			
NAZWA INWESTYCJI BUDOWA BUDYNKÓW MIESZKALNYCH WIEŁORODZINNYCH NA DZ. NR 7064/4, NR 7064/6 ŻYWIEC, WRAZ Z INFRASTRUKTURĄ TECHNICZNĄ ORAZ ZE ZŁAZDEM Z DZ. NR 5561 PRZY UL. BROWARNEJ W ŻYWCU			
INWESTOR ŻYWIECKIE TOWARZYSTWO BUDOWNICTWA SPOŁECZNEGO SP Z O.O. UL. ŻAKOWA 14, 34-500 ŻYWIEC			
AUTOR GOWIN/SIUTA architektura,urbanistyka			
BRANŻA	INSTALACJE SANITARNE		DATA
FAZA	PROJEKT BUDOWLANY		20.03.2018
PROJEKTANT	mgr inż. PAWEŁ DERYŁO upr. nr PDK/0115/POOS/08 mgr inż. KRZYSZTOF DRAĞ upr. nr PDK/0163/POOS/05 mgr inż. MICHAŁ BARAN		PODPIS
NAZWA RYSUNKU: PROFIL PRZYŁĄCZA KANALIZACJI SANITARNEJ - BUDYNEK NR H SKALA 1 : 100			nr rys. S-1
			nr strony.