


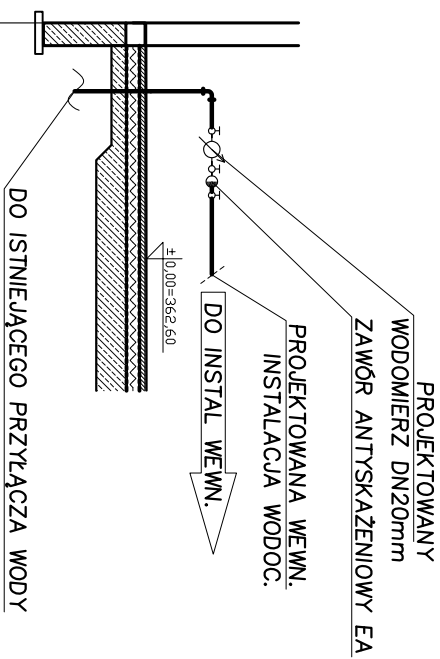

Wzrost	355.00 m n.p.m.
Rz. posadzki/ter. proj.	[m.n.p.m.]
Rzędno dno rury	[m.n.p.m.]
Zagłębienie	[m]
Odległość	[m]
Materiał, Średnica Spodek	[%]
Długość	[m]

PRZYŁĄCZ WOD-KAN - BUD.H

NAZWA INWESTYCJI BUDOWA BUDYNKÓW MIESZKALNYCH WIEŁORODZINNYCH NA DZ. NR 7064/4, NR 7064/6 ŻYWIEC, WRAZ Z INFRASTRUKTURĄ TECHNICZNĄ ORAZ ZE ZJAZDEM Z DZ. NR 6561 PRZY UL. BROWARNEJ W ŻYWCU		
INWESTOR ŻYWIECKIE TOWARZYSTWO BUDOWNICTWA SPOŁECZNEGO SP Z O.O. UL. ŻAKOWA 14, 34-300 ŻYWIEC		
AUTOR GOWIN/SIUTA architektura.urbanistyka		
BRANŻA	INSTALACJE SANITARNE	DATA 20.03.2018
FAZA	PROJEKT BUDOWLANY	
PROJEKTANT mgr inż. PAWEŁ DERYŁO upr. nr-PDK01163/POOS/08 mgr inż. KRZYSZTOF DRĄG upr. nr-PDK0163/POOS/05 mgr inż. MICHAŁ BARAN		PODPIS
NAZWA RYSUNKU: PROFIL PRZYŁĄCZA WODY SKALA 1 : 100		
	nr rys.	nr strony.
	S-2	