


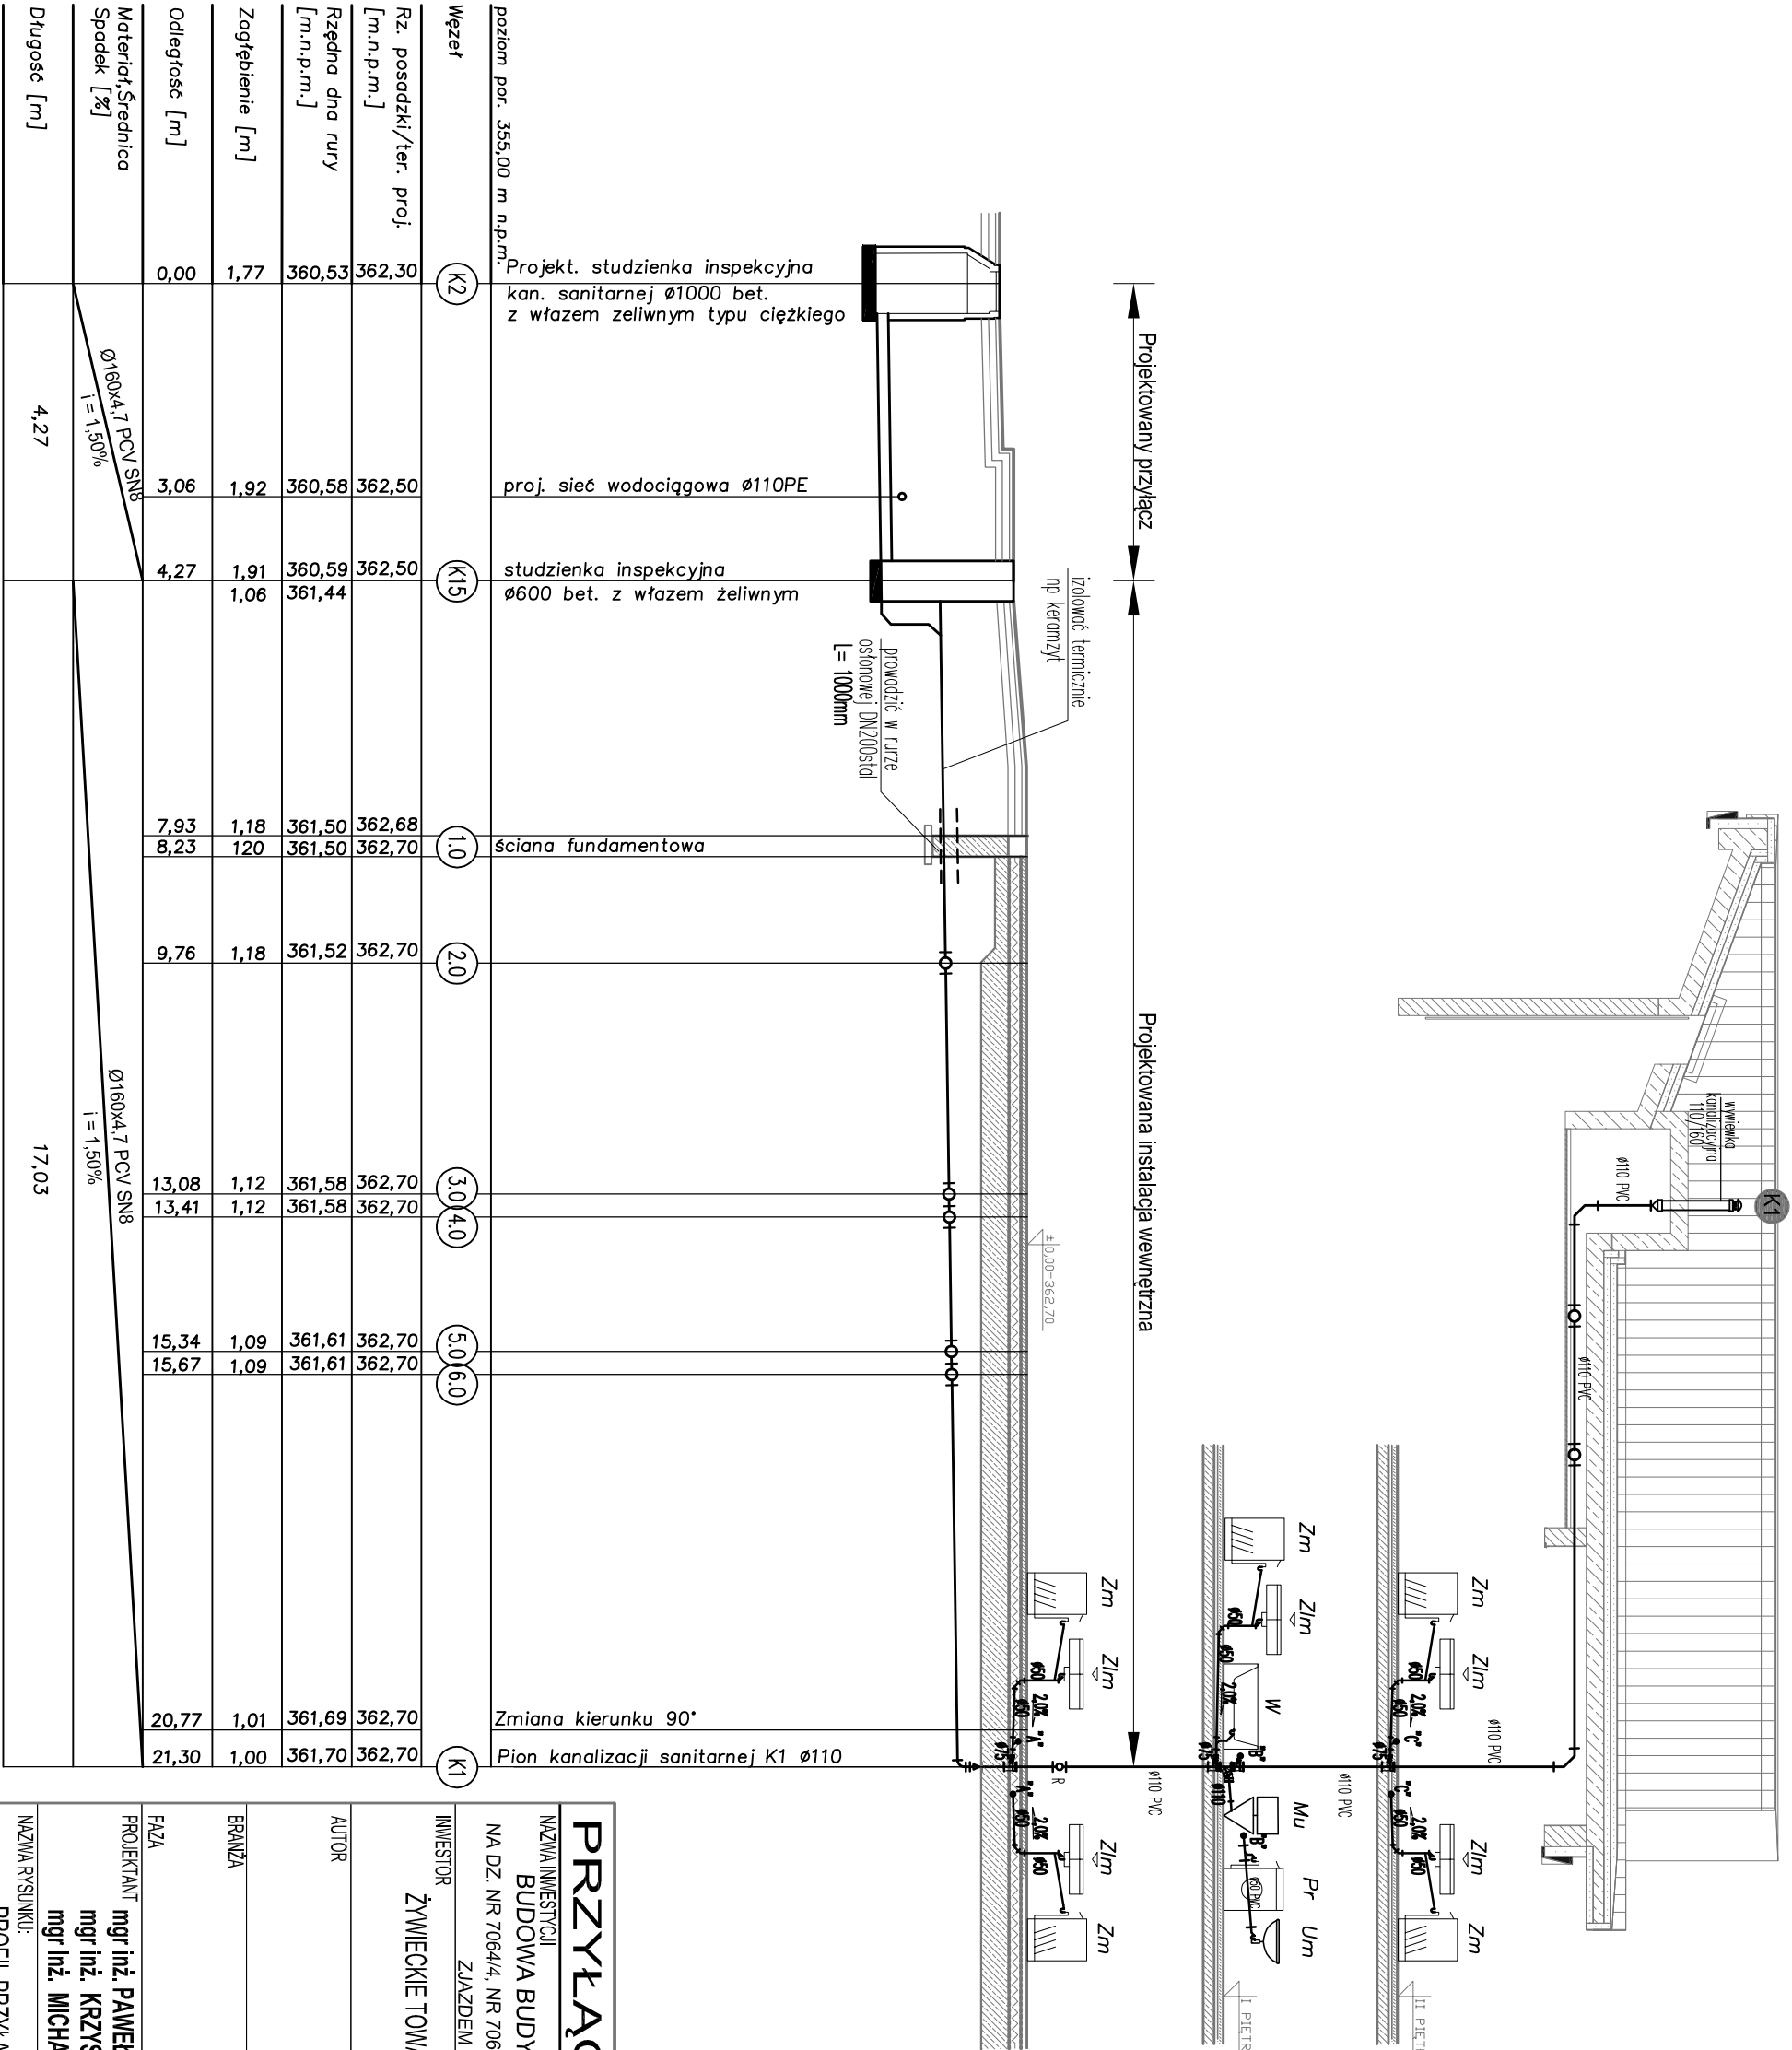

Wzrost	K2	K15	1.0	2.0	3.0	4.0	5.0	6.0	K1
Rz. posadzki/ter. proj. [m.n.p.m.]	362,30	362,50	362,68	362,70	362,70	362,70	362,70	362,70	362,70
Rzędna dna rury [m.n.p.m.]	360,53	360,59	361,50	361,52	361,58	361,58	361,61	361,61	361,70
Zagłębienie [m]	1,77	1,91	1,18	1,18	1,12	1,12	1,09	1,09	1,00
Odległość [m]	0,00	3,06	7,93	8,23	9,76	13,08	13,41	15,34	15,67
Materiał, średnica Spadek [%]	Ø160x4,7 PCV SN8 i = 1,50%								
Długość [m]	4,27								

PRZYLĄCZ WOD-KAN - BUD.1			
NAZWA INWESTYCJI BUDOWA BUDYNKÓW MIESZKALNYCH WIEŁORODZINNYCH NA DZ. NR 7064/4, NR 7064/6 ŻYWIEC, WRAZ Z INFRASTRUKTURĄ TECHNICZNĄ ORAZ ZE ZJAZDEM Z DZ. NR 5561 PRZY UL. BROWARNEJ W ŻYWCU			
INWESTOR ŻYWIECKIE TOWARZYSTWO BUDOWNICTWA SPOŁECZNEGO SP Z O.O. UL. ZAMKOWA 14, 34-300 ŻYWIEC			
AUTOR GOWIN/SIUTA architektura.urbanistyka			
BRANŻA INSTALACJE SANITARNE		DATA 20.03.2018	
FAZA PROJEKT BUDOWLANY		PODPIS	
PROJEKTANT mgr inż. PAWEŁ DERYŁO upr. nr PDK/0115/POOS/08 mgr inż. KRZYSZTOF DRĄG upr. nr PDK/0163/POOS/05 mgr inż. MICHAŁ BARAN			
NAZWA RYSUNKU: PROFIL PRZYLĄCZA KANALIZACJI SANITARNEJ - BUDYNEK NR 1 SKALA 1 : 100		m.rys.	m.stopny.
S-1			