


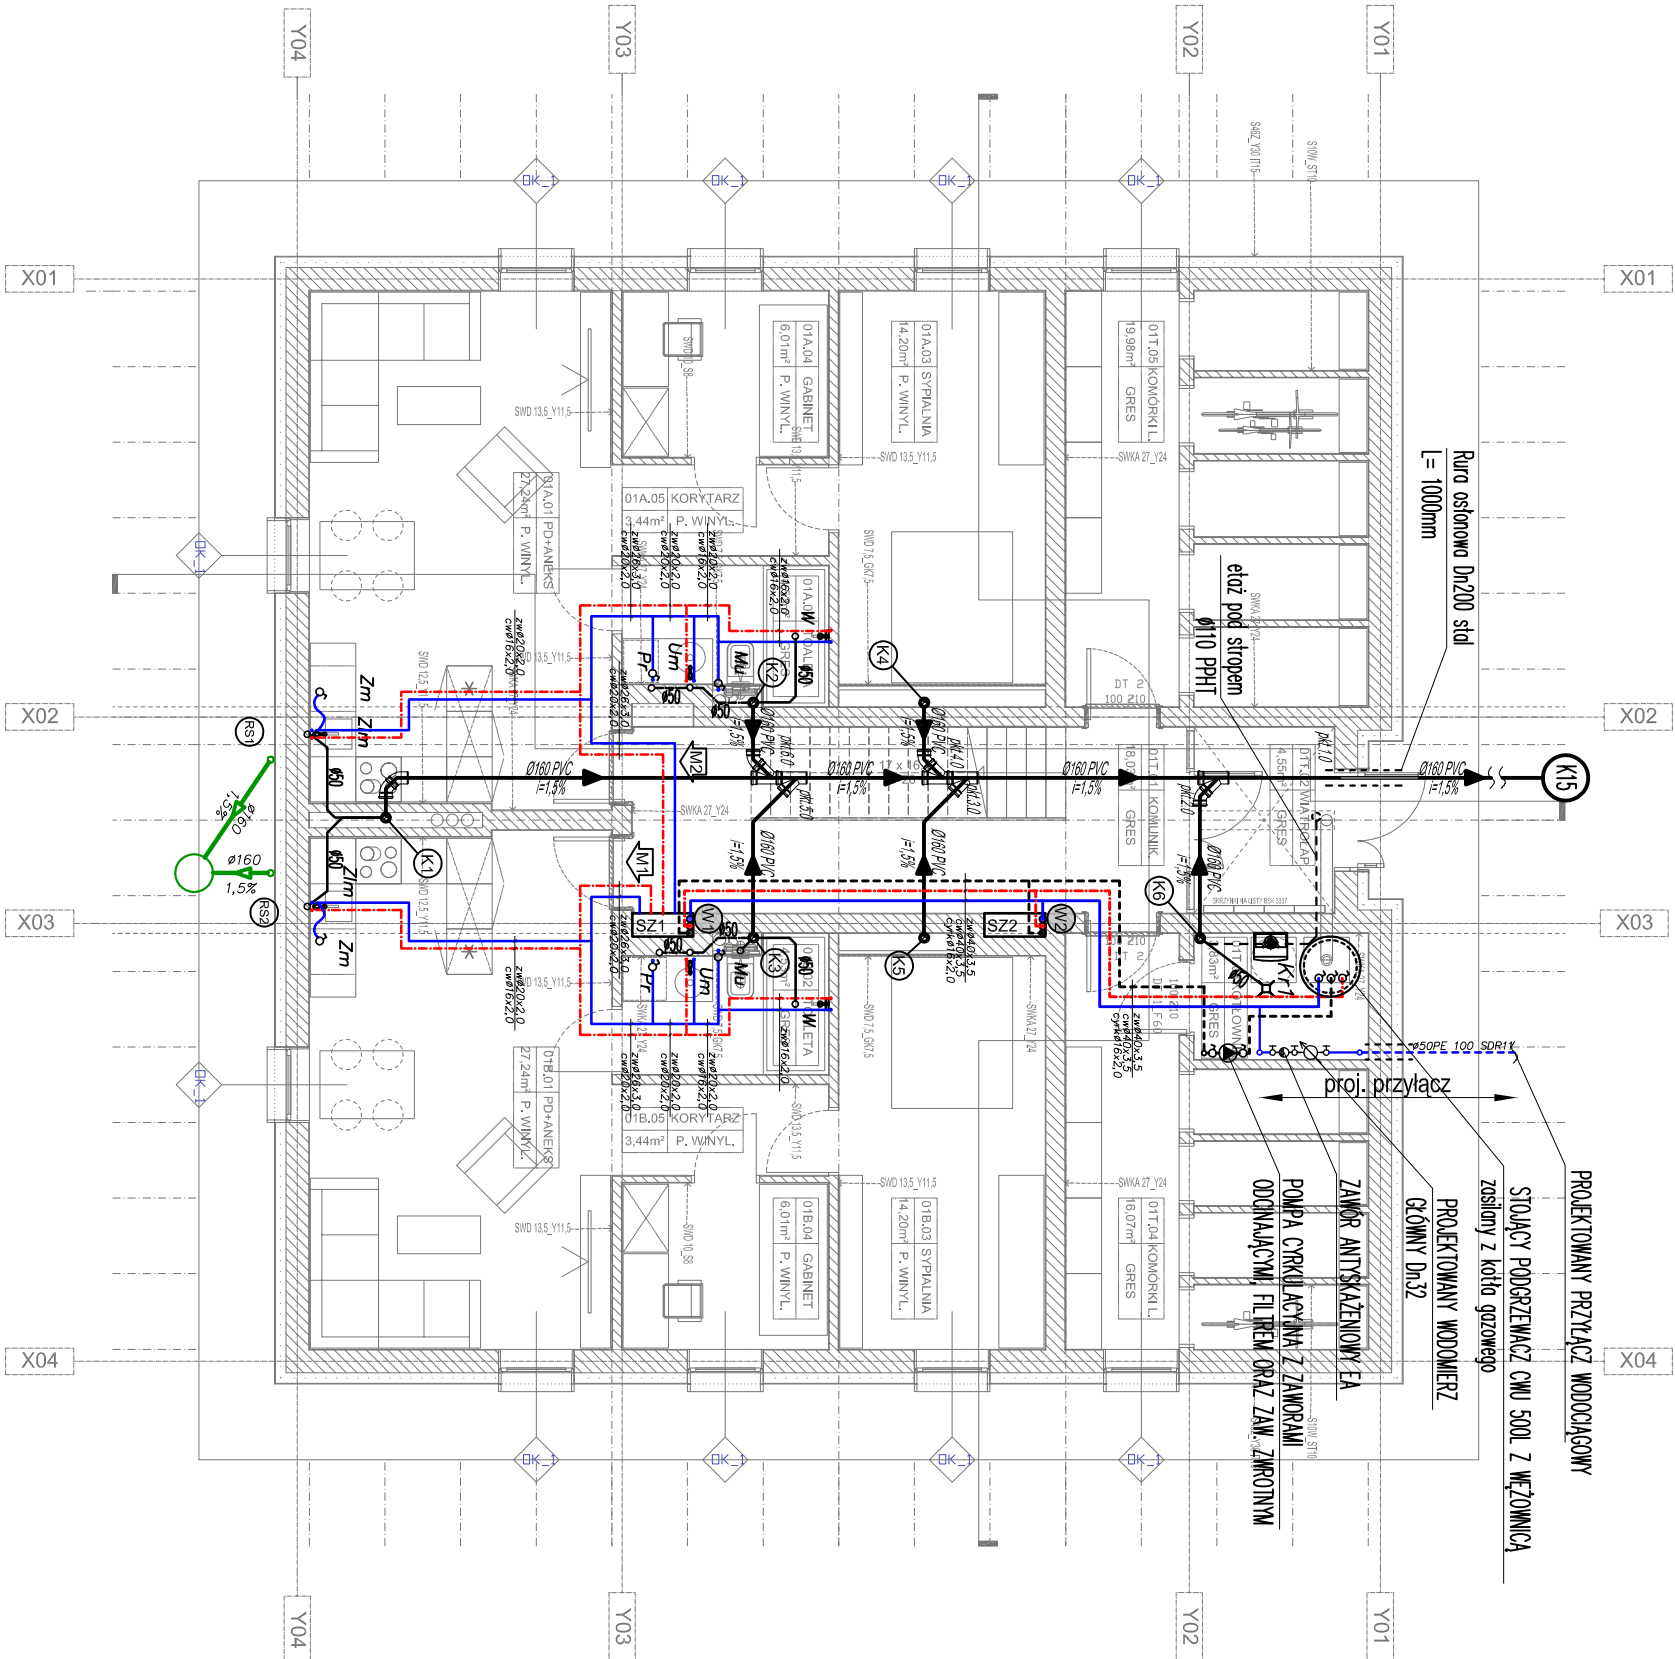

Objaśnienia:

- projektowana instalacja kan. sanitarnej pod posadzkową
- projektowana instalacja kan. sanitarnej pod stropem
- projektowana instalacja kan. sanitarnej w ściankach
- projektowana instalacja kan. opadowej
- projektowana instalacja wody zimnej
- projektowana instalacja wody ciepłej
- projektowana instalacja wody cyrkulacyjnej
- projektowany pion wody zimnej, ciepłej, cyrkulacyjnej
- projektowany pion kanalizacji sanitarnej
- rura spustowa salowa Ø100 z dachu budynku
- rura wielowarstwowa PE-Xb/Al/PEHD -woda zimna
- rura wielowarstwowa PE-Xb/Al/PEHD -woda ciepła
- rura wielowarstwowa PE-Xb/Al/PEHD -woda cyrkulacyjna

UWAGI

1) INSTALACJĘ ZAPROJEKTOWANO PRZY KONKRETNYM PODZIALE POWIERZCHNI. W PRZYPADKU PODZIAŁU POWIERZCHNI NA INNE NIZ ZAŁOŻONO, W/W INSTALACJĘ NALEŻY DOSTOSOWAĆ DO NOWEJ ARANŻACJI ZGODNIE Z OBOWIĄZUJĄCYMI PRZEPISAMI ORAZ NORMAMI BRANŻOWYMI

2) CZĘŚĆ OPISOWĄ STANOWI INTEGRALNĄ CZĘŚĆ NIEZISZCZEGO OPRACOWANIA

3) PODSTAWĄ DO WYKONANIA INSTALACJI JEST ZATWIERDZONY PRZEZ INWESTORA PROJEKT WYKONAWCZY

4) POWYŻSZE DANE NALEŻY TRAKTOWAĆ JAKO WSTĘPNE - NIJSZA ONE ZOSTAĆ ZWERYFIKOWANE NA ETAPIE PROJEKTU WYKONAWCZEGO

5) DOPUSZCZA SIĘ ZASTOSOWANIE INNYCH MATERIAŁÓW I URZĄDZEŃ PO USTALENIU Z INWESTOREM ORAZ PROJEKTANTEM

PRZYŁĄCZ WOD-KAN - BUD.1

NAZWA INWESTYCJI
BUDOWA BUDYNKÓW MIESZKALNYCH WIELORODZINNYCH
NA DZ. NR 7064/4, NR 7064/6 ŻYWIEC, WRAZ Z INFRASTRUKTURA TECHNICZNĄ ORAZ ZE ZJAZDEM Z DZ. NR 5561 PRZY UL. BROWARNEJ W ŻYWCU

INWESTOR
ŻYWIECKIE TOWARZYSTWO BUDOWNICTWA SPOŁECZNEGO SP Z O.O.
UL. ZAMKOWA 14, 34-300 ŻYWIEC

AUTOR
GOWIN/SIUTA
architektura.urbanistyka

BRANŻA
INSTALACJE SANITARNE
PROJEKT BUDOWLANY
DATA
20.03.2018

FAZA
PROJEKTANT
mgr inż. PAWEŁ DERYSO upr. nr PDK01151/POOS/08
mgr inż. KRZYSZTOF DRAG upr. nr PDK0163/POOS/05
mgr inż. MICHAŁ BARAN
PODPS

NAZWA RYSUNKU:
RZUT PARTERU
SKALA 1 : 100
m.rys.
S-3
nr strony.