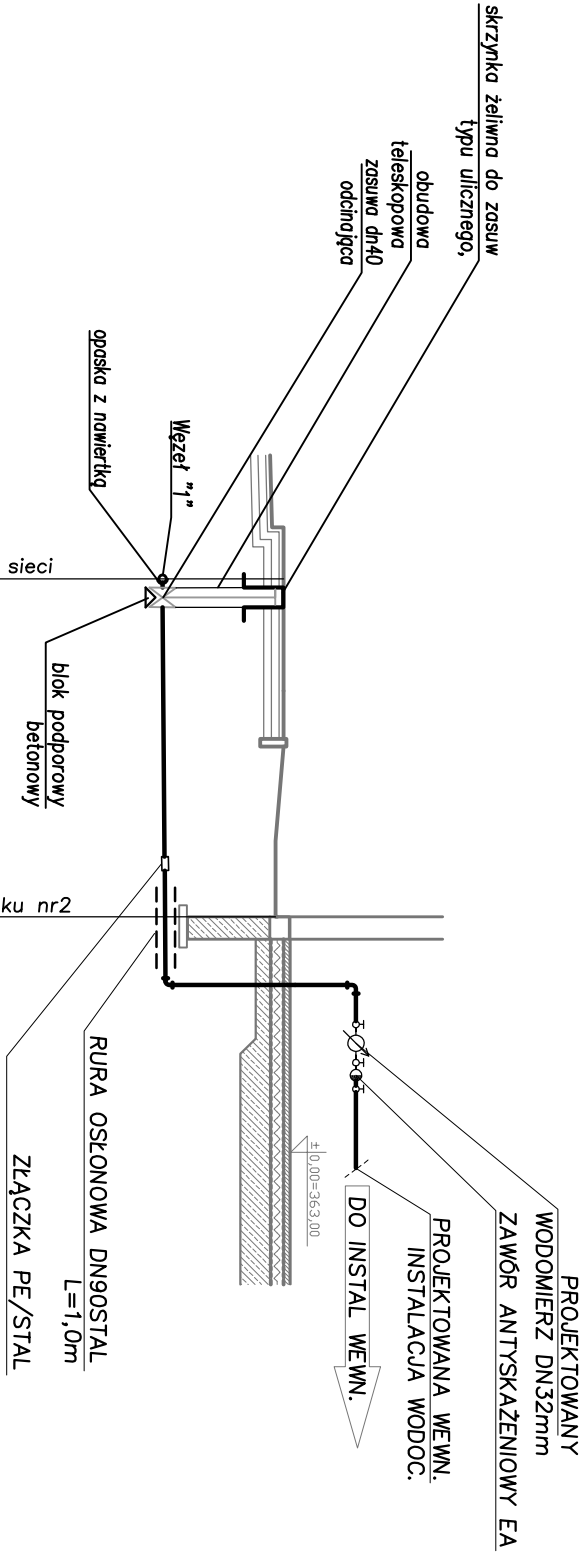


poziom por. 355,00 m n.p.m.		Włączenie do projektowanej sieci wodociągowej Ø110 PE	ściana projektowanego budynku nr2
Węzeł	2		BUD
Rz. posadzki/ter. proj. [m.n.p.m.]	362,90		362,80
Rzędno dno rury [m.n.p.m.]	361,30		361,34
Zagłębienie [m]	1,60		1,46
Odległość [m]	0,00		4,47
Materiał, Średnica Spadek [%]	PE 50x 4,6 SDR 11 PE100 PN16, i = 0,8%		
Długość [m]	4,47		

PRZYŁĄCZ WOD-KAN - BUD.2

NAZWA INWESTYCJI BUDOWA BUDYNKÓW MIESZKALNYCH WIEŁORODZINNYCH NA DZ. NR 7064/4, NR 7064/6 ŻYWIEC, WRAZ Z INFRASTRUKTURĄ TECHNICZNĄ ORAZ ZE ZJAZDEM Z DZ. NR 5561 PRZY UL. BROWARNEJ W ŻYWCU	
INWESTOR ŻYWIECKIE TOWARZYSTWO BUDOWNICTWA SPOŁECZNEGO SP Z O.O. UL. ZAMKOWA 14, 34-300 ŻYWIEC	
AUTOR GOWIN/SIUTA architektura, urbanistyka	
BRANŻA INSTALACJE SANITARNE	DATA 20.03.2018
FAZA PROJEKT BUDOWLANY	PODPIS
PROJEKTANT mgr inż. PAWEŁ DERYŁO upr. nr PDK0115/P00S08 mgr inż. KRZYSZTOF DRĄG upr. nr PDK0163/P00S05 mgr inż. MICHAŁ BARAN	
NAZWA RYSUNKU: PROFIL PRZYŁĄCZA WODY SKALA 1 : 100	
m.rys.	m.stonw.
S-2	