


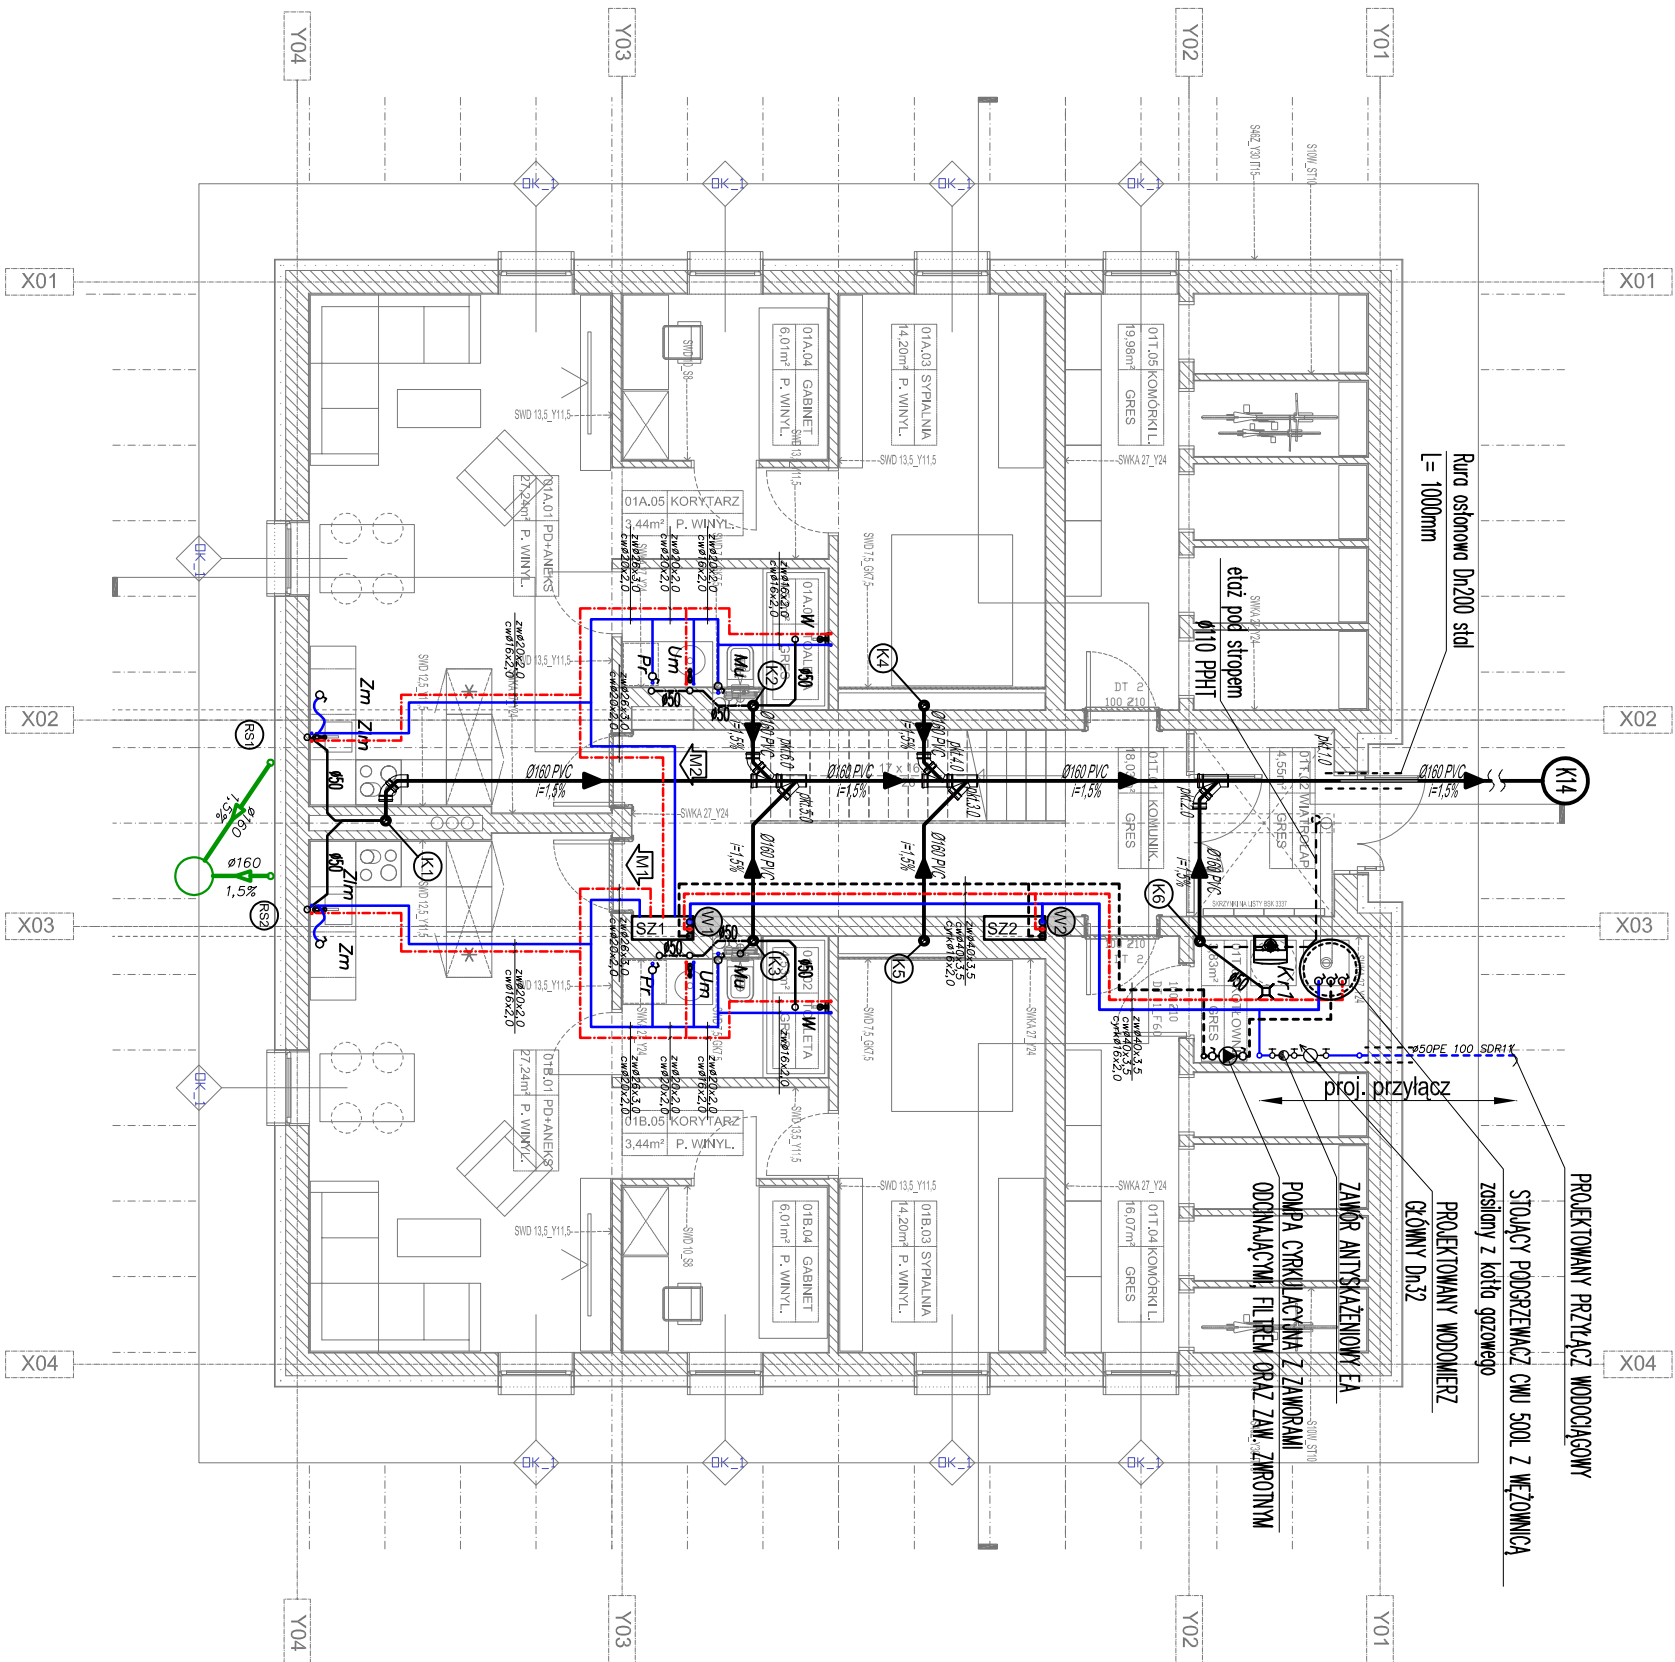

Objaśnienia:

-  projektowana instalacja kan. sanitarnej pod posadzkową
-  projektowana instalacja kan. sanitarnej pod stropem
-  projektowana instalacja kan. sanitarnej w ściankach
-  projektowana instalacja kan. opadowej
-  projektowana instalacja wody zimnej
-  projektowana instalacja wody ciepłej
-  projektowana instalacja wody cyrkulacyjnej
-  projektowany pion wody zimnej, ciepłej, cyrkulacyjnej
-  projektowany pion kanalizacji sanitarnej
-  rura spustowa salowa Ø100 z dachu budynku
-  rura wielowarstwowa PE-Xb/Al/PEHD -woda zimna
-  rura wielowarstwowa PE-Xb/Al/PEHD -woda ciepła
-  rura wielowarstwowa PE-Xb/Al/PEHD -woda cyrkulacyjna
-  umywalka
-  miska ustępowa
-  zlewozmywak
-  wanna
-  zmywarka
-  pralka
-  zawór czepialny

UWAGI

- 1) INSTALACJĘ ZAPROJEKTOWANO PRZY KONKRETNYM PODZIALE POWIERZCHNI. W PRZYPADKU PODZIAŁU POWIERZCHNI NA INNE NIŻ ZAŁOŻONO, W/W INSTALACJĘ NALEŻY DOSTOSOWAĆ DO NOWEJ ARANŻACJI ZGODNIE Z OBOWIĄZUJĄCYMI PRZEPISAMI ORAZ NORMAMI BRANŻOWYMI
- 2) CZĘŚĆ OPISOWĄ STANOWI INTEGRALNĄ CZĘŚĆ NIEZISZCZEGO OPRACOWANIA
- 3) PODSTAWĄ DO WYKONANIA INSTALACJI JEST ZATWIERDZONY PRZEZ INWESTORA PROJEKT WYKONAWCZY
- 4) POWYŻSZE DANE NALEŻY TRAKTOWAĆ JAKO WSTĘPNE - NIJSZA ONE ZOSTAĆ ZWERYFIKOWANE NA ETAPIE PROJEKTU WYKONAWCZEGO
- 5) DOPUSZCZA SIĘ ZASTOSOWANIE INNYCH MATERIAŁÓW I URZĄDZEŃ PO USTALENIU Z INWESTOREM ORAZ PROJEKTANTEM

PRZYŁĄCZ WOD-KAN - BUD.2

NAZWA INWESTYCJI		BUDOWA BUDYNKÓW MIESZKALNYCH WIELORODZINNYCH	
NA DZ. NR 7064/4, NR 7064/6 ŻYWIEC, WRAZ Z INFRASTRUKTURA TECHNICZNĄ, ORAZ ZE ZJAZDEM Z DZ. NR 5561 PRZY UL. BROWARNEJ W ŻYWCU		INWESTOR	
ŻYWIECKIE TOWARZYSTWO BUDOWNICTWA SPOŁECZNEGO SP Z O.O.		AUTOR	
UL. ZAMKOWA 14, 34-300 ŻYWIEC		BRANŻA	
INSTALACJE SANITARNE		DATA	
PROJEKT BUDOWLANY		20.03.2018	
FAZA		PODPIS	
PROJEKTANT mgr inż. PAWEŁ DERYŁO upr. nr PDK01151POOS08		mgr inż. KRZYSZTOF DRAG upr. nr PDK01631POOS05	
mgr inż. MICHAŁ BARAN		NAZWA RYSUNKU:	
RZUT PARTERU		m.ryś.	
SKALA 1 : 100		m.stryś.	