
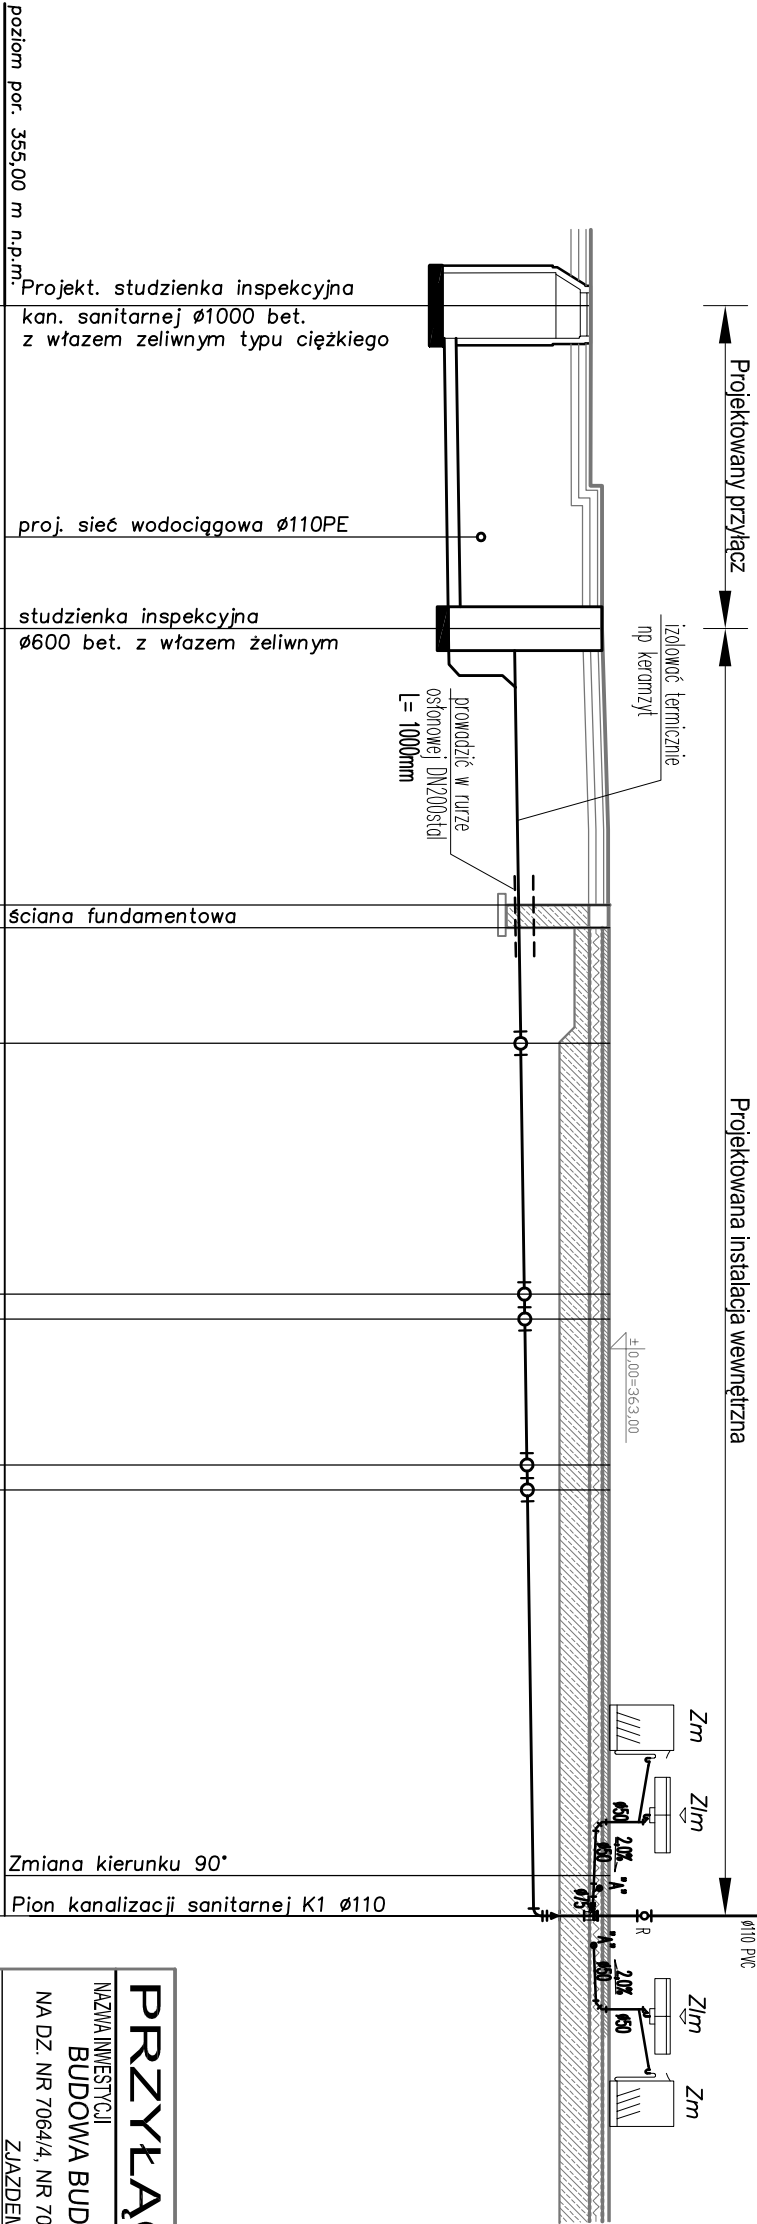


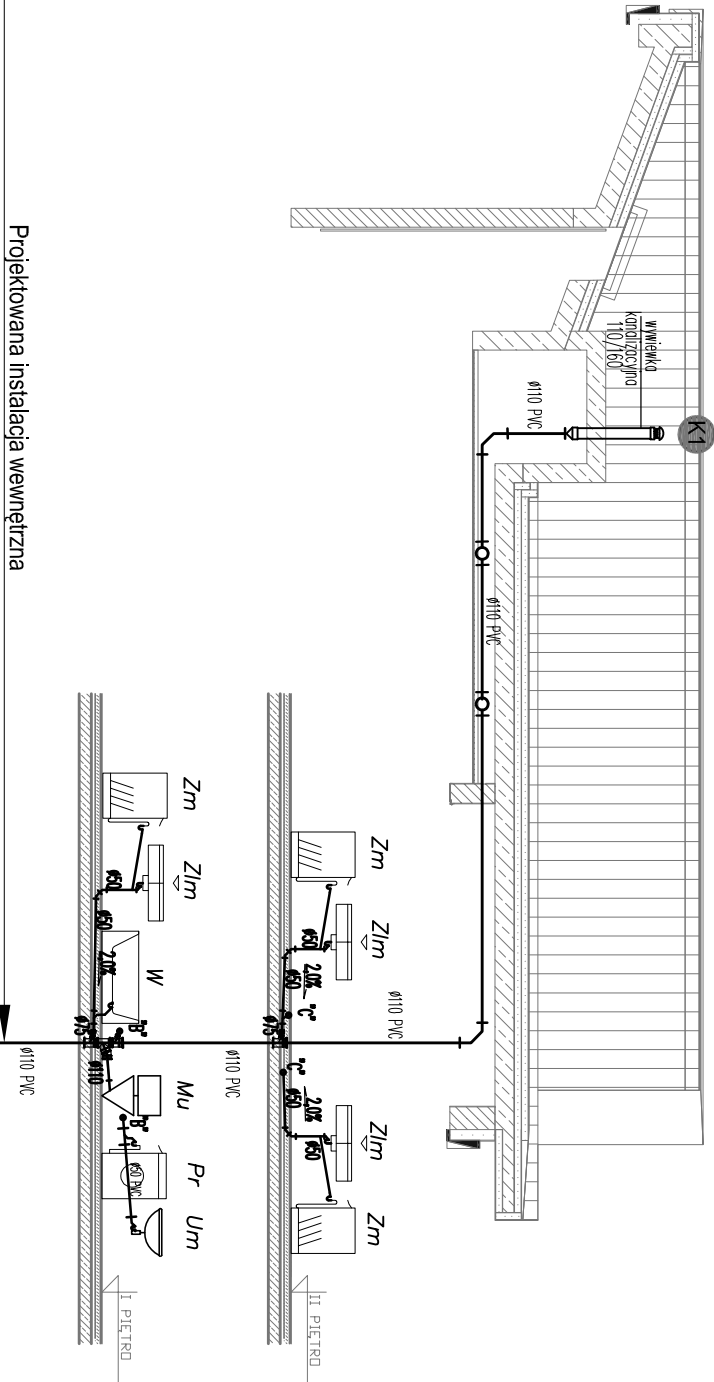

Węzeł	(K3)		(K14)		(1.0)	(2.0)	(3.0)	(4.0)	(5.0)	(6.0)		(K1)
Rz. posadzki/ter. proj. [m.n.p.m.]		362,75		362,90		362,98		363,00		363,00		363,00
Rzędno dno rury [m.n.p.m.]		360,78		360,86		361,80		361,82		361,88		361,91
Zagłębienie [m]	1,97		2,04		1,18		1,12		1,09		1,01	
Odstęłość [m]			2,05		1,18		1,12		1,09		1,00	
Odstęłość [m]	0,00		4,27		7,93		8,23		9,76		13,08	
Materiał, Średnica Spadek [%]												
Długość [m]												

PRZYŁĄCZ WOD-KAN - BUD.3			
NAZWA INWESTYCJI BUDOWA BUDYNKÓW MIESZKALNYCH WIELORODZINNYCH NA DZ. NR 7064/4, NR 7064/6 ŻYWIEC, WRAZ Z INFRASTRUKTURĄ TECHNICZNĄ ORAZ ZE ZJAZDEM Z DZ. NR 5561 PRZY UL. BROWARNEJ W ŻYWCU			
INWESTOR ŻYWIECKIE TOWARZYSTWO BUDOWNICTWA SPOŁECZNEGO SP Z O.O. UL. ŻAMKOWA 14, 34-300 ŻYWIEC			
AUTOR GOWIN/SIUTA architektura.urbanistyka			
BRANŻA INSTALACJE SANITARNE		DATA 20.03.2018	
FAZA PROJEKT BUDOWLANY		PODPIS	
PROJEKTANT mgr inż. PAWEŁ DERYLO upr. nr PDK0115/POOS/08 mgr inż. KRZYSZTOF DRĄG upr. nr PDK0163/POOS/05 mgr inż. MICHAŁ BARAN			
NAZWA RYSUNKU: PROFIL PRZYŁĄCZA KANALIZACJI SANITARNEJ - BUDYNEK NR 3 SKALA 1 : 100		m.n/s.	m.ston/.
S-1			