



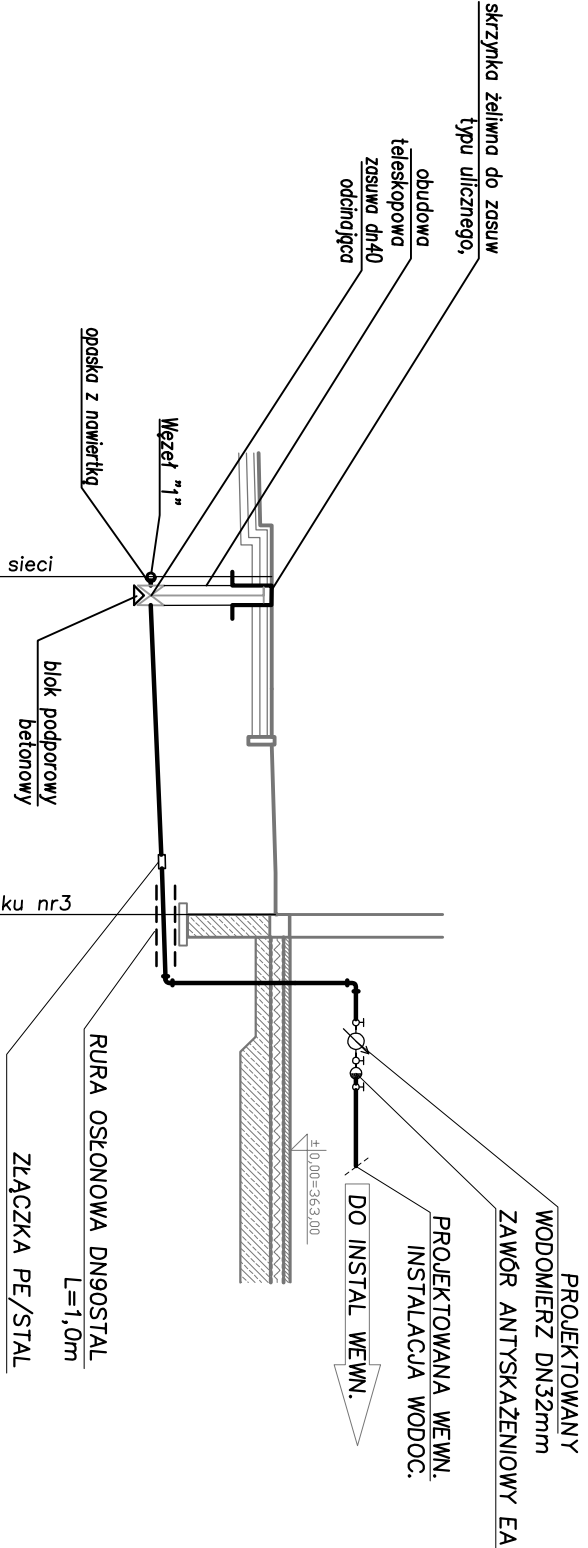

poziom por. 355.00 m n.p.m.		Włączenie do projektowanej sieci wodociągowej Ø110 PE	
Węzeł	3"	BUD	
Rz. posadzki/ter. proj. [m.n.p.m.]	362,75		362,80
Rzędna dna rury [m.n.p.m.]	361,15		361,31
Zagłębienie [m]	1,60		1,49
Odległość [m]	0,00		4,47
Materiał, Średnica Spodek [ż]	PE 50x4,6 SDR 11 PE100 PN16, i = 1,0%		
Długość [m]	4,47		

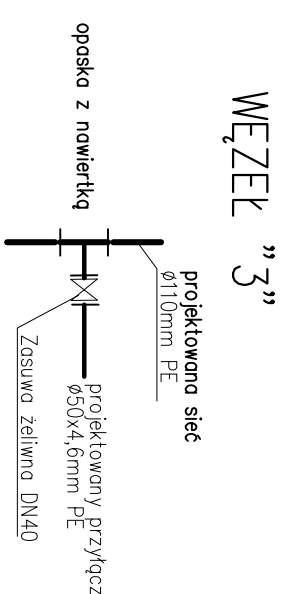

PRZYLĄCZ WOD-KAN - BUD.3			
NAZWA INWESTYCJI			
BUDOWA BUDYNKÓW MIESZKALNYCH WIEŁORODZINNYCH NA DZ. NR 7064/4, NR 7064/6 ŻYWIEC, WRAZ Z INFRASTRUKTURĄ TECHNICZNĄ ORAZ ZE ZJAZDEM Z DZ. NR 5561 PRZY UL. BROWARNEJ W ŻYWCU			
INWESTOR			
ŻYWIECKIE TOWARZYSTWO BUDOWNICTWA SPOŁECZNEGO SP Z O.O. UL. ZAMKOWA 14, 34-300 ŻYWIEC			
AUTOR			
GOWIN/SIUTA architektura.urbanistyka			
BRANŻA	INSTALACJE SANITARNE		DATA
FAZA	PROJEKT BUDOWLANY		20.03.2018
PROJEKTANT	mgr inż. PAWEŁ DERYŁO upr. nr PDK0163/POOS/08 mgr inż. KRZYSZTOF DRĄG upr. nr PDK0163/POOS/05 mgr inż. MICHAŁ BARAN		PODPIS
NAZWA RYSUNKU:		m.rys.	m.ston.
PROFIL PRZYLĄCZA WODY		S-2	
SKALA 1 : 100			