


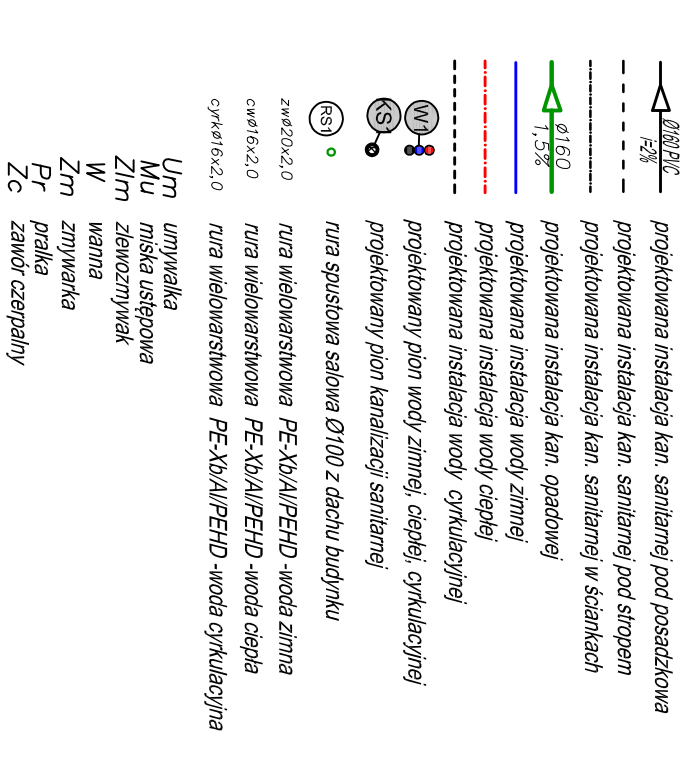

1) INSTALACJĘ ZAPROJEKTOWANO PRZY KONKRETNYM PODZIALE POWIERZCHNI. W PRZYPADKU PODZIAŁU O POWIERZCHNI NA INNE NIŻ ZAŁOŻONO, W/W INSTALACJĘ NALEŻY DOSTOSOWAĆ DO NOWEJ ARANŻACJI ZGODNIE Z OBOWIĄZUJĄCYMI PRZEPISAMI ORAZ NORMAMI BRANŻOWYMI  
2) CZĘŚĆ OPISOWA STANOWI INTEGRALNĄ CZĘŚĆ NINIJSZEGO OPACOWANIA  
3) PODSTAWA DO WYKONANIA INSTALACJI JEST ZATWIERDZONY PRZEZ INWESTORA PROJEKT WYKONAWCZY  
4) POWYŻSZE DANE NALEŻY TRAKTOWAĆ JAKO WSTĘPNE - MUSZA ONE ZOSTAĆ ZWERYFIKOWANE NA ETAPIE PROJEKTU WYKONAWCZEGO  
5) DOPUSZCZA SIĘ ZASTOSOWANIE INNYCH MATERIAŁÓW I URZĄDZEŃ PO USTALENIU Z INWESTOREM ORAZ PROJEKTANTEM

**NAZWA INWESTYCJI**  
**BUDOWA BUDYNKÓW MIESZKALNYCH WIELORODZINNYCH**  
**NA DZ. NR 7064/4, NR 7064/6 ŻYWIEC, WRAZ Z INFRASTRUKTURĄ TECHNICZNĄ ORAZ ZE**  
**ZAJĘCIEM Z DZ. NR 5561 PRZY UL. BROWARNEJ W ŻYWCU**

**INWESTOR**  
**ŻYWIECKIE TOWARZYSTWO BUDOWNICTWA SPOŁECZNEGO SP Z O.O.**

UL. ŻAKOWA 14, 34-300 ŻYWIEC

|                                                                            |                                                      |
|----------------------------------------------------------------------------|------------------------------------------------------|
| AUTOR                                                                      |                                                      |
| GOWIN/SIUTA<br>architektura.urbanistyka                                    |                                                      |
| BRANŻA                                                                     | DATA                                                 |
| INSTALACJE SANITARNE                                                       | 20.03.2018                                           |
| FAZA                                                                       |                                                      |
| PROJEKT BUDOWLANY                                                          |                                                      |
| PROJEKTANT                                                                 | PODPIS                                               |
| mgr inż. PAWEŁ DERYSKO<br>mgr inż. KRZYSZTOF DRĄG<br>mgr inż. MICHAŁ BARAN | upr. nr PDK/0115/POOS/08<br>upr. nr PDK/0163/POOS/05 |
| NAZWA RYSUNKU:                                                             | nr. rys.                                             |
| RZUT PARTERU<br>SKALA 1 : 100                                              | S-3                                                  |
|                                                                            | nr. strony.                                          |